



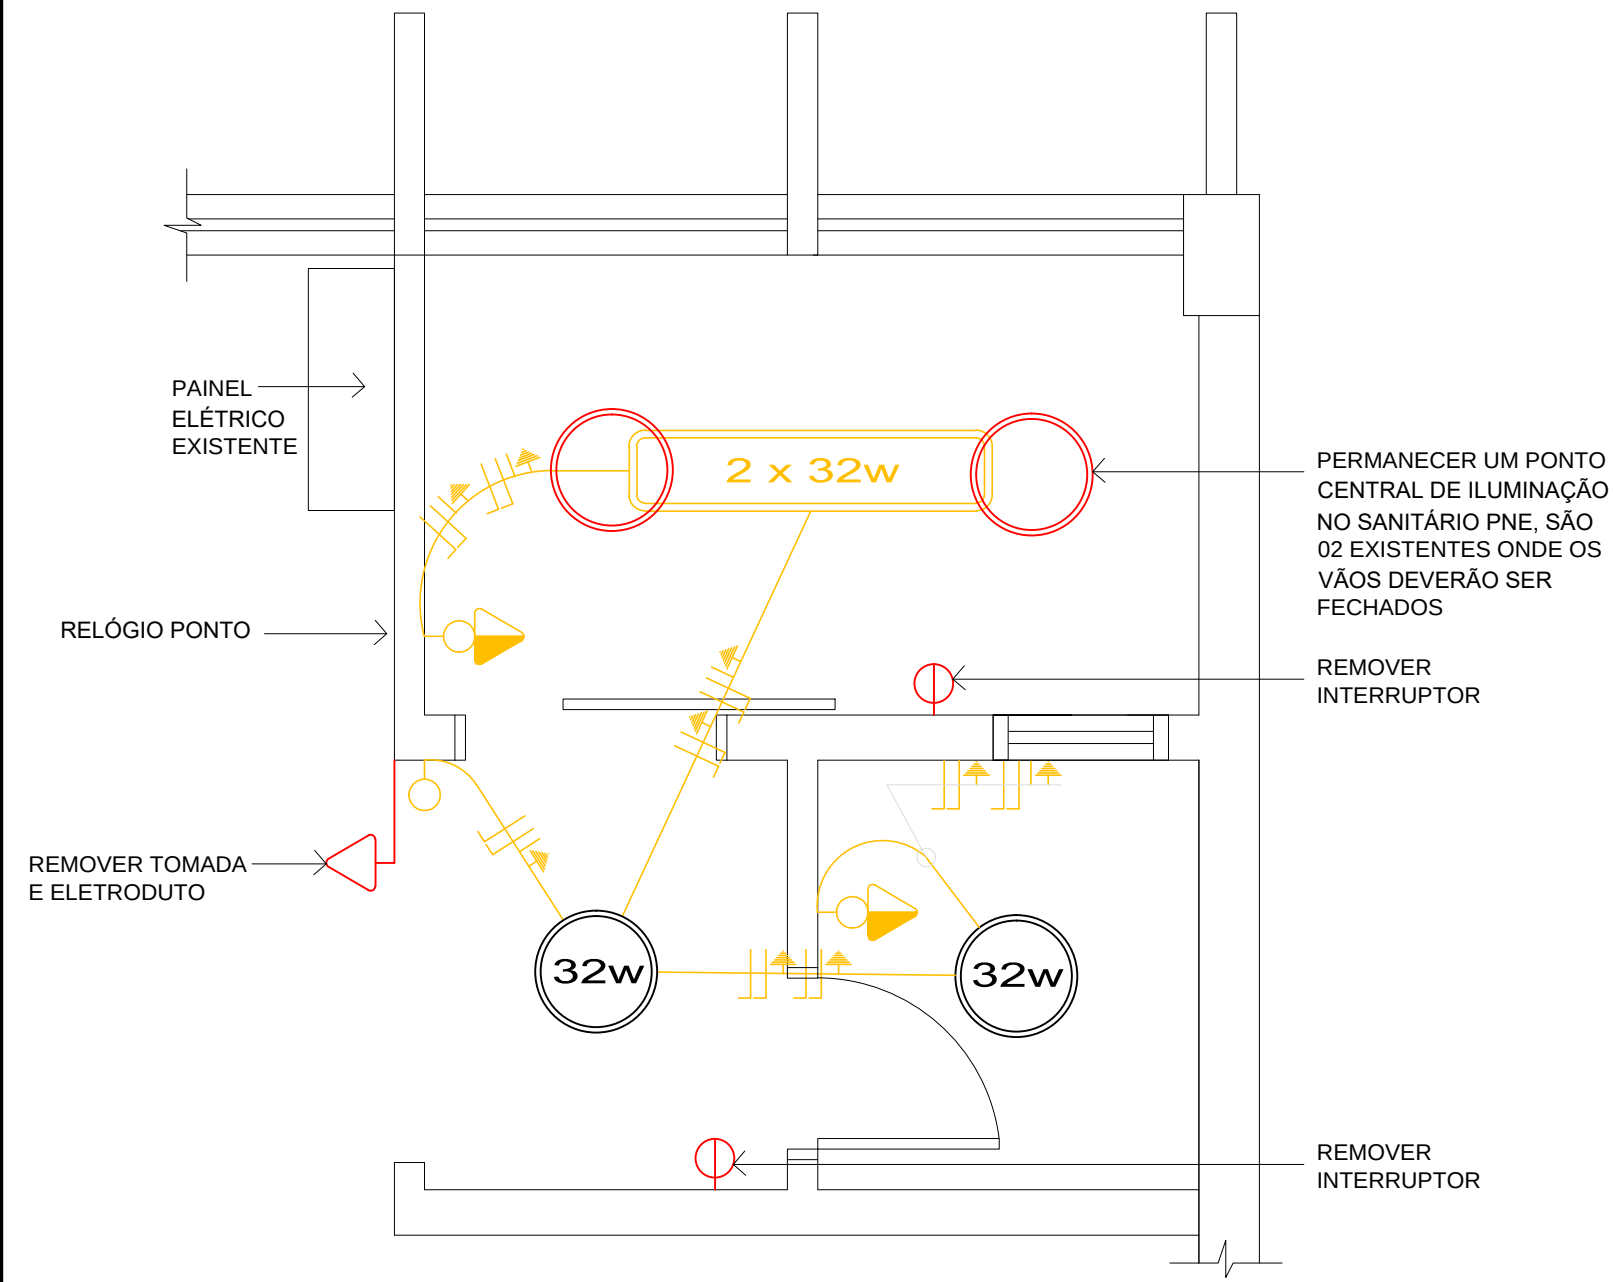


PLANTA BAIXA ELÉTRICO
ESC. 1/25

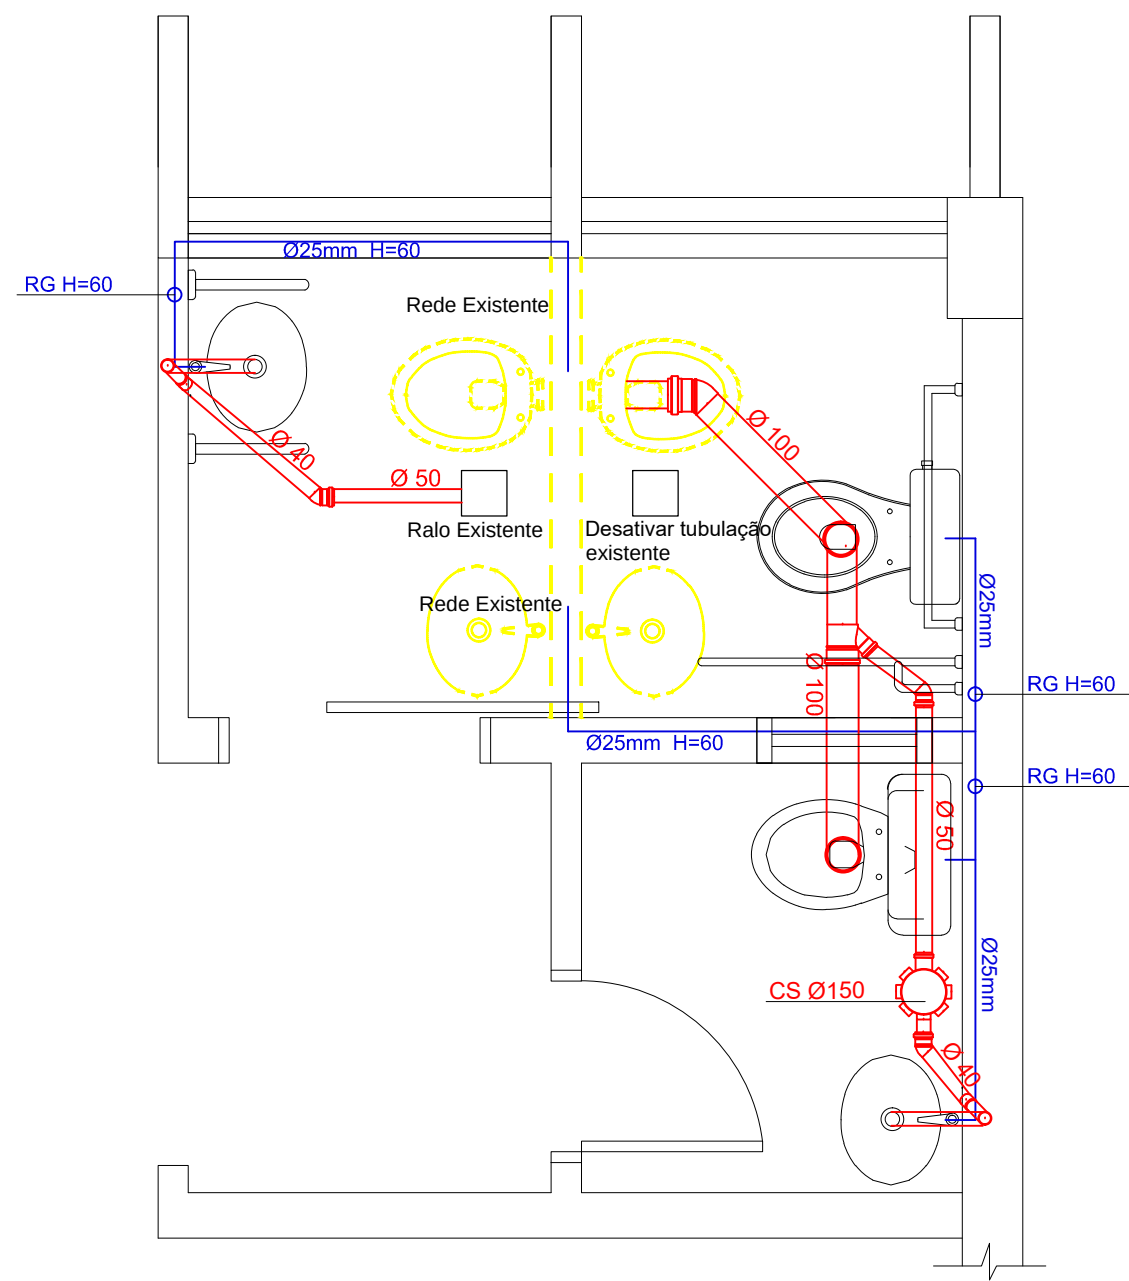

PLANTA BAIXA HIDROSSANITÁRIO
ESC. 1/25

LEGENDA		ALTURA PONTOS
	LÂMPADA EXISTENTE	FORRO
	LÂMPADA EXISTENTE (SERÁ REMOVIDA)	FORRO
	TOMADA BAIXA (EXISTENTE)	H = 0,30m
	INTERRUPTOR DUPLO (EXISTENTE)	H = 1,20m
	LÂMPADA FLUORESCENTE 2X32W	FORRO
	INTERRUPTOR SIMPLES	H = 1,20m
	INTERRUPTOR SIMPLES COM TOMADA ALTA	H = 1,20m
	NEUTRO, FASE, RETORNO E TERRA	-

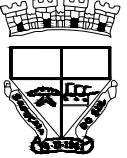

Município de Sapucaia do Sul
Secretaria Municipal de Planejamento Urbano

Reforma Sanitários Públicos - Centro Administrativo
Rua Leônidas de Souza, 1289 - Bairro Santa Catarina - Sapucaia do Sul

PLANTA BAIXA ELÉTRICO
PLANTA BAIXA HIDROSSANITÁRIO

Projeto:
Arq. Bruna Berwanger
CAU A66673-4
Mat. N° 6884

Escala:
1/25
Data:
19/08/2020

Prancha:
02/02