

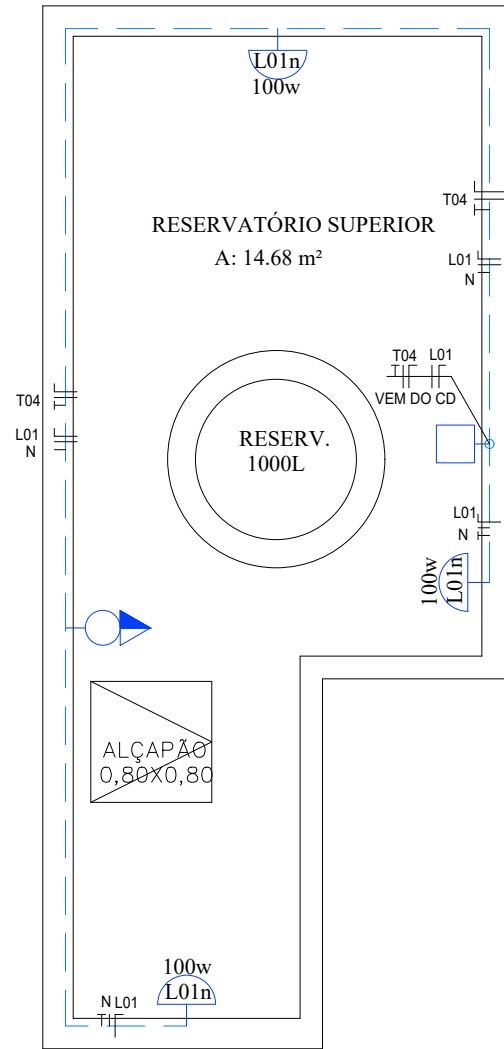


	SÍMBOLOGIA	DENOMINAÇÃO	ALTURA (m)
01		Ponto de luz - Painel Led 18watts	Pé direito
02		Ponto de luz - Luminária Led 40watts	Pé direito
03		Ponto de luz - Luminária Refletor 100watts	3,00
04		Interruptor simples de uma / duas / três secção	1,00
05		Botão de Alarme Emergência Banheiro Acessível (BA)	0,40
06		Tomada bipolar comum baixa / alta na parede	0,40/1,00
07		Tomada bipolar alta na parede	2,10
08		Tomada bipolar alta na parede Luz de Emergência (LE)	1,80
09		Tomada tripolar com aterramento baixa na parede	1,00
10		Tomada tripolar com aterramento alta na parede	1,80
11		Tomada tripolar com aterramento alta na parede	2,10
12		Tomada dupla bipolar baixa / alta na parede	0,40/1,00
13		Tomada alta seguida de tomada baixa na parede	1,00/0,40
14		Tomada especial com potência indicada ao lado seguida de tomada baixa na parede	1,00/0,40
15		Interruptor de uma/duas/três secção seguido de Tomada comum bipolar baixa/alta na parede	1,00 0,40/1,00
16		Tomada especial para dados	0,40
17		Espera para telefone baixa / alta na parede	0,40/1,00
18		CD - Centro de Distribuição - 220V	1,50
19		QGC - Quadro Geral de Cargas - Vem do medidor	1,50
20		Tomada tripolar com aterramento baixa na parede	1,00
21		Tomada tripolar com aterramento baixa na parede	1,00
22		Tomada tripolar com aterramento baixa na parede	1,00
23		Tomada tripolar com aterramento baixa na parede	1,00
20		Tomada tripolar com aterramento alta na parede	2,60
21		Caixa de passagem 4x4" alta na parede	2,60
22		Caixa de passagem subterrânea - rede elétrica	
23		Eletroduto instalado no teto Ø1"	
24		Eletroduto instalado na parede Ø1"	
25		Eletroduto subterrâneo Ø4"	

QUADRO GERAL DE CARGAS - 220V												
CD	CIRC.	LUMINAÇÃO			TOMADAS		CARGA	TENSÃO	CORRENTE	CONDUTOR	DISJUNTOR	FASE
Nº	Nº	40W	18W	100W	100W	ESP.(W)	(W)	(V)	(A)	(mm²)	(A)	V-A-B
QGC/CD01	L01	07	04	07	-	-	1052	220	4,78	3x1.5	1X10	V
	T01	-	-	-	02	4x600	2600	220	11,81	3x2.5	1X20	V
	T02	-	-	-	-	4x600	2400	220	10,91	3x2.5	1X20	A
	T03	-	-	-	06	3x600	2400	220	10,91	3x2.5	1X20	A
	T04	-	-	-	05	2x600	1700	220	7,73	3x2.5	1X20	B
	T05	-	-	-	-	4500	4500	220	20,45	3x6.0	1X32	B
	T06	-	-	-	-	1500	1500	220	6,82	3x2.5	1X20	V
	T07	-	-	-	-	3000	3000	220	13,63	3x4.0	1X25	V
	T08	-	-	-	-	1500	1500	220	6,82	3x2.5	1X20	A
	T09	-	-	-	-	2600	2600	220	11,81	3x2.5	1X20	A
	T10	-	-	-	-	2600	2600	220	11,81	3x2.5	1X20	B
	T11	-	-	-	-	3000	3000	220	13,63	3x4.0	1X25	B
T12	-	-	03	-	-	300	220	1,36	3x2.5	1X10	V	
TOTAL GERAL							29152	220	132,51	-	-	V-3952W A-4800W B-6200W
CARGA DEMANDADA							20642	220/380	93,83	5x10.0	3X40	-
OBS.: TODOS ALIMENTADORES VEM DO QGBT COM CABOS DO TIPO Unipolares - 0,6/1kV - EPR ou XLPE NAS DIMENSÕES, QUANTIDADES E PROTEÇÃO CONFORME A TABELA ACIMA												

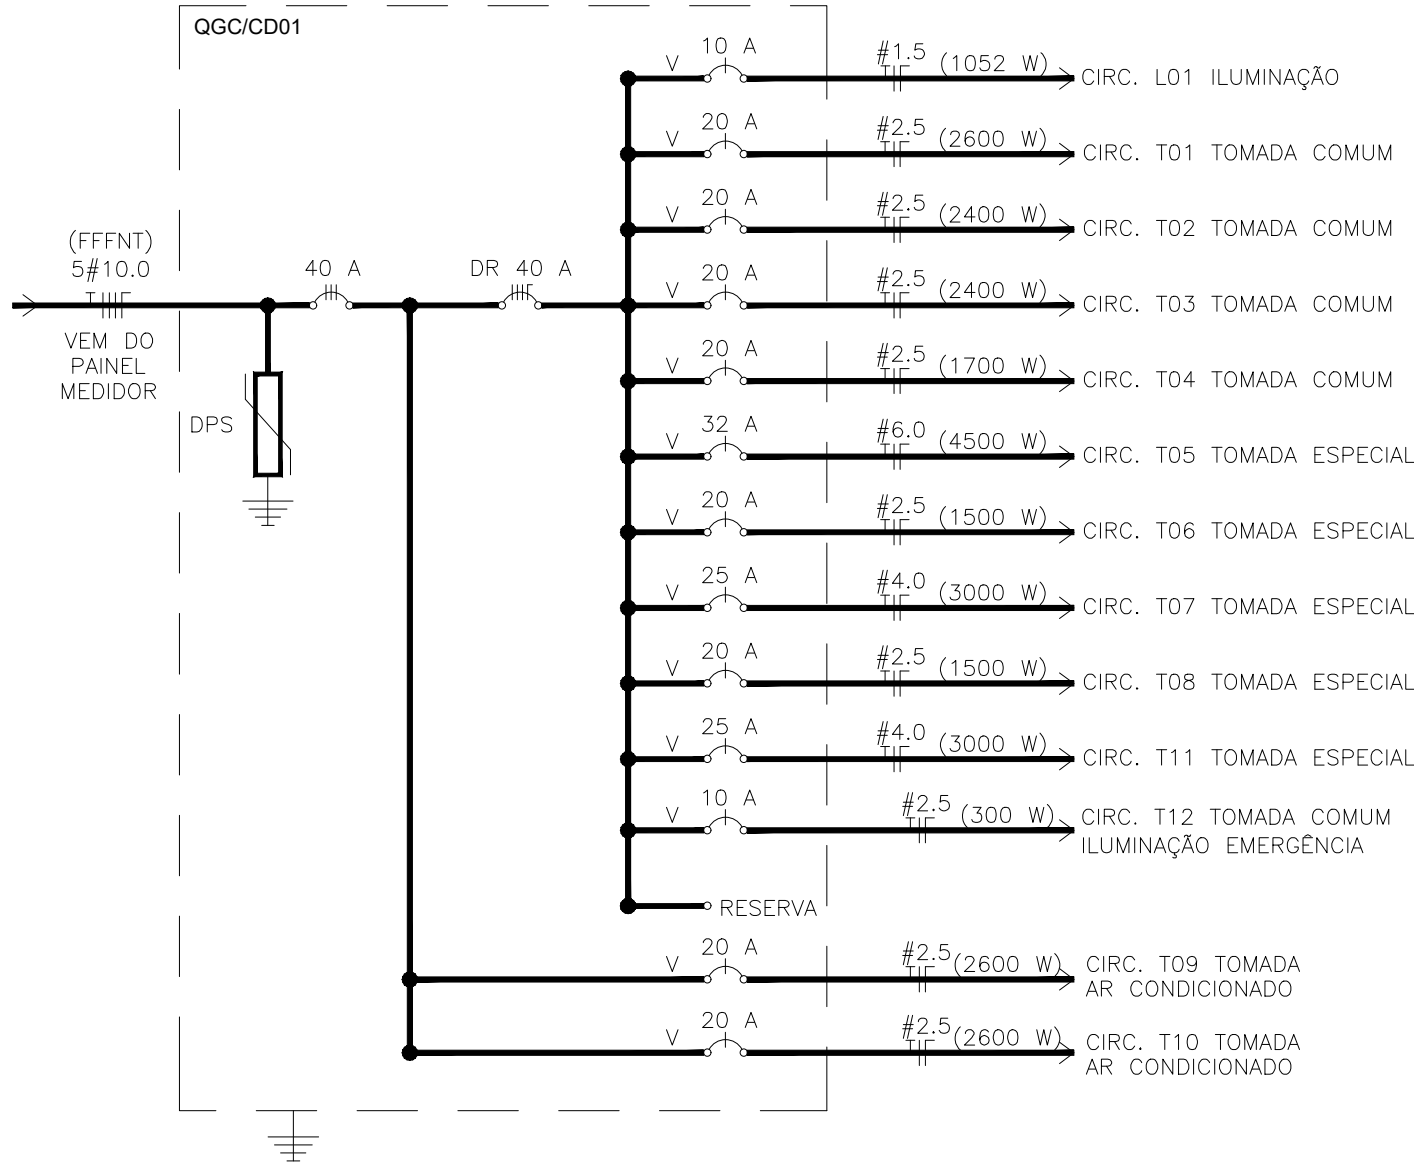

PLANTA BAIXA RESERVATÓRIO

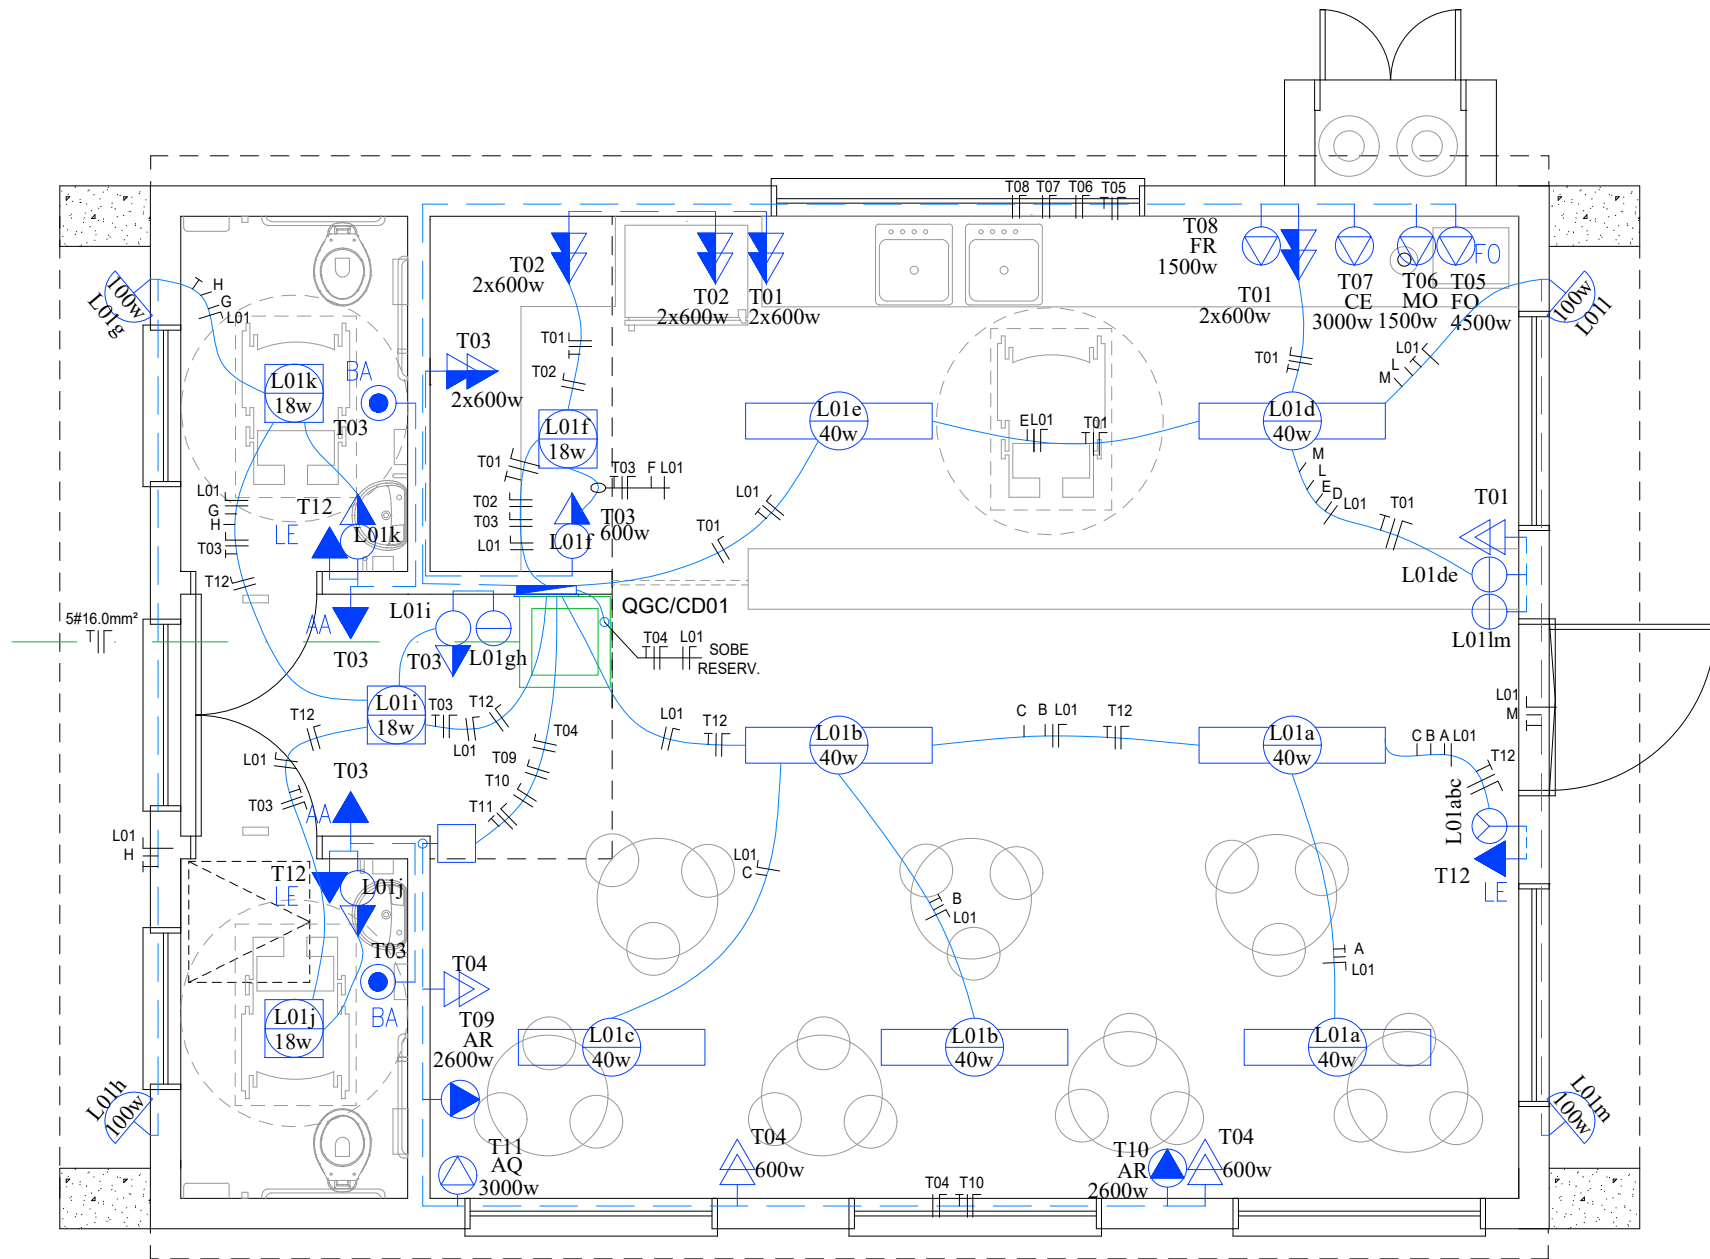

PLANTA BAIXA TÉRREO

	Prefeitura Municipal de Sapucaia do Sul Secretaria Municipal de Planejamento Urbano e Habitação Diretoria de Projetos	
PLANEJAMENTO E HABITAÇÃO		
VOLMIR RODRIGUES Prefeito	IMILIA DE SOUZA Vice-Prefeito	RAFAEL STRÖHER Secretário da SMPUH
TÍTULO: PRAÇA GENERAL FREITAS		
ENDEREÇO DA OBRA: Esquina das Ruas Cel. Serafim Pereira, Rodrigues de Figueiredo e Av. Sapucaia Bairro Centro - Sapucaia do Sul		
CONTEÚDO: CAFÉ PROJETO INSTALAÇÕES ELÉTRICAS	DATA MAIO/21 DESENHISTA Paula Spolavori	PRANCHA E02
PROJETO: Arq. Paula F. Spolavori Siqueira CAU A65001-3	ÁREA 64,74m² ESCALA 1/50	