



LEGENDA		
SÍMBOLO		DESCRIÇÃO
		JOELHO 90°
		JOELHO 90° COM REDUÇÃO
		JOELHO 45°
		TÊ
		TÊ COM REDUÇÃO
		LUVA DE REDUÇÃO
		REGISTRO DE GAVETA - RG
		REGISTRO DE PRESSÃO- RP
		REGISTRO DE ESFERA
		TORNEIRA BÓIA
		HIDROMETRO/GAULETE
		TUBO DE PVC - Ømm
B Sanit - h:0,20m		BACIA SANITÁRIA
TQ - h:1,10m		TANQUE
LV - h:0,55m		LAVATÓRIO
PIA - h:1,10m		PIA E BANGADAS
TJ - h:0,50m		TORNEIRA DE JARDIM
EQ - h:0,00m		EQUIPAMENTO
BB - h:0,70m		BEBEDOURO
CH - h:2,10m		CHUVEIRO
EX - h:1,40m		EXPURGO/PIA DE DESPEJO
AF - h:3,00m		COLUNA DE ÁGUA FRIA
		SENTIDO FLUXO DA ÁGUA
Toda a tubulação e conexões de água fria será executada em PVC soldável.		

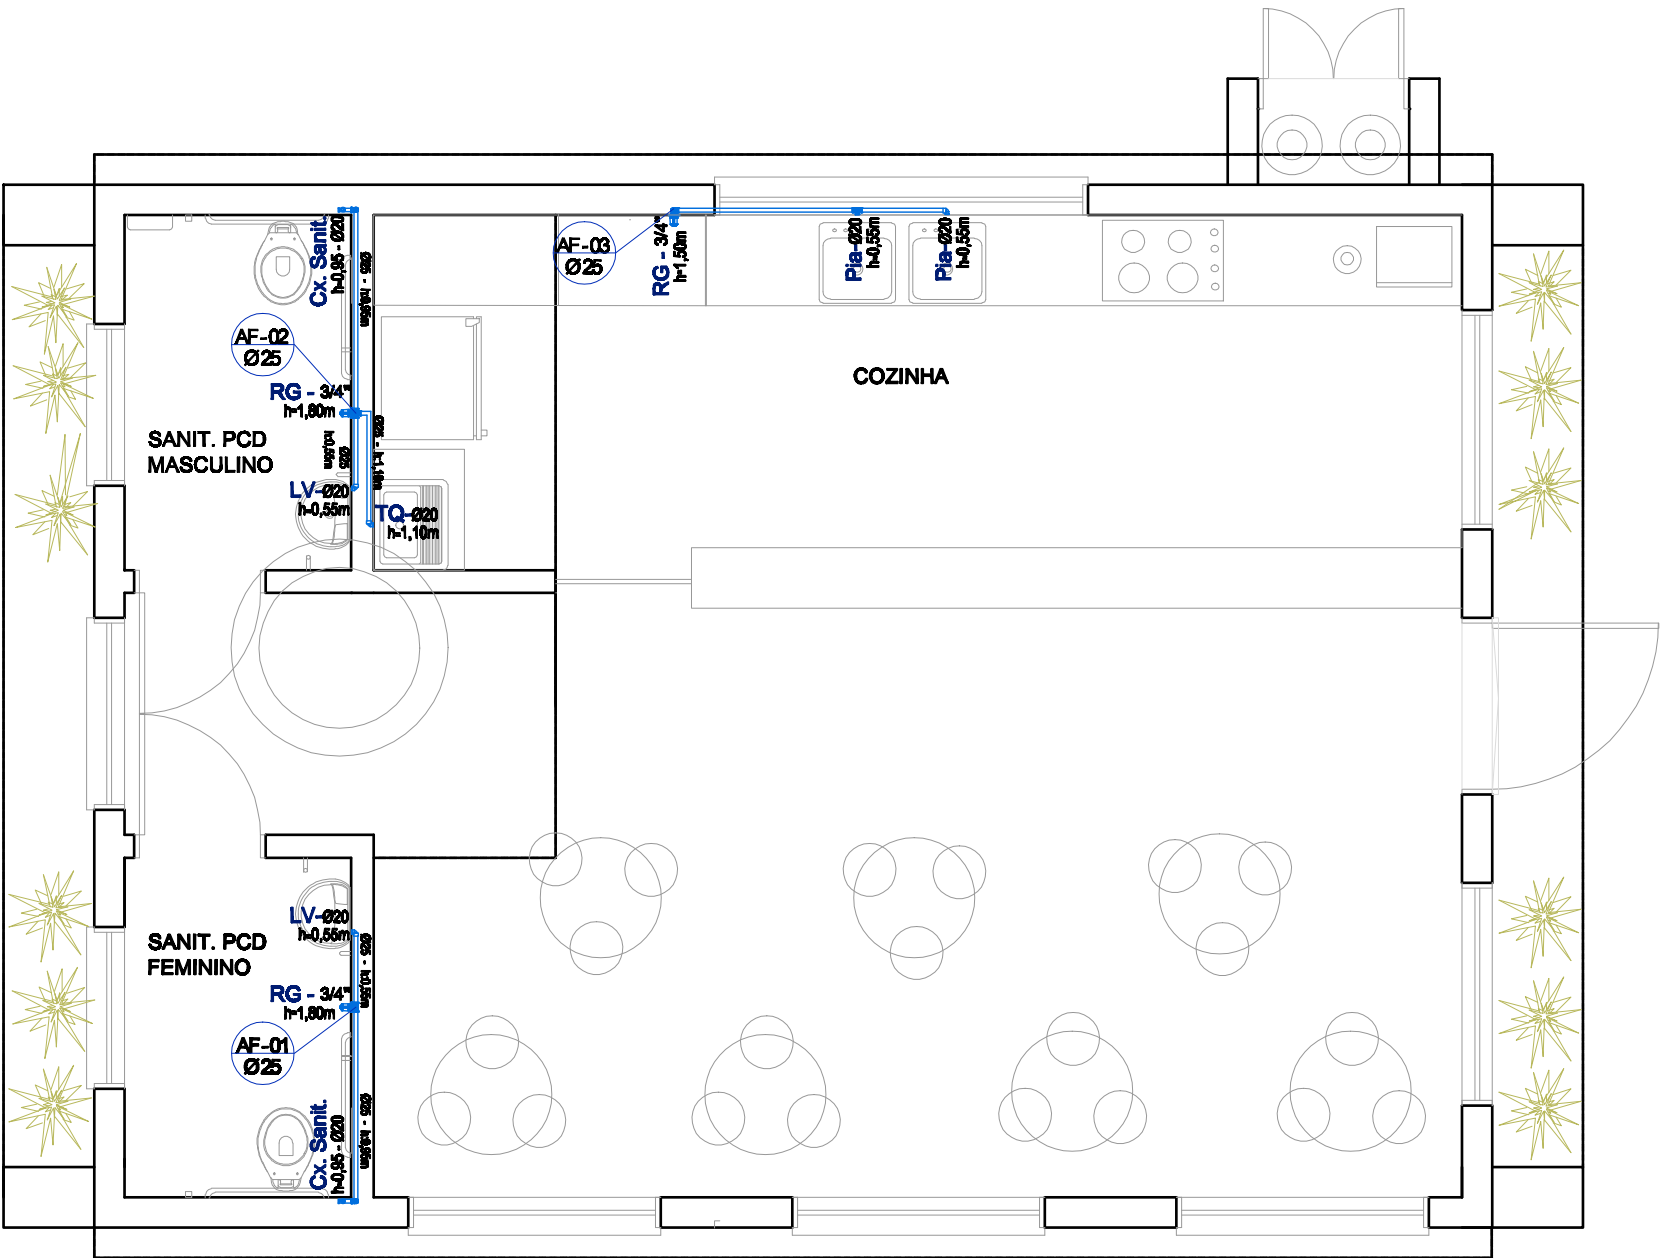

PLANTA BAIXA INSTALAÇÕES HIDRÁULICAS

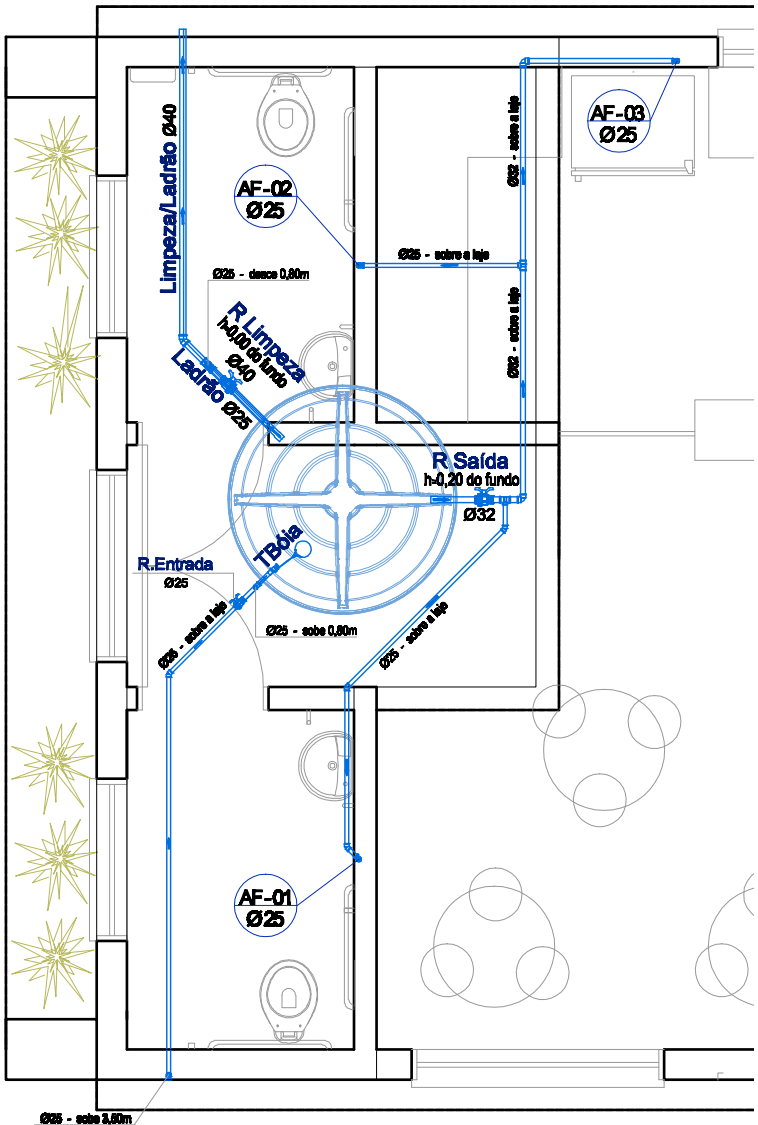

PLANTA BAIXA BARRILETE

	Prefeitura Municipal de Sapucaia do Sul Secretaria Municipal de Planejamento Urbano e Habitação Diretoria de Projetos	
PLANEJAMENTO E HABITAÇÃO		
VOLMIR RODRIGUES Prefeito	IMILIA DE SOUZA Vice-Prefeito	RAFAEL STRÖHER Secretário da SMPUH
TÍTULO: PRAÇA GENERAL FREITAS		
ENDEREÇO DA OBRA: Esquina das Ruas Cel. Serafim Pereira, Rodrigues de Figueiredo e Av. Sapucaia Bairro Centro - Sapucaia do Sul		
CONTEÚDO: CAFÉ PROJETO INSTALAÇÕES HIDRÁULICAS	DATA MAIO/21 DESENHISTA Paula Spolavori	PRANCHA H03
PROJETO: Arq. Paula F. Spolavori Siqueira CAU A65001-3	ÁREA 64,74m² ESCALA 1/50	