



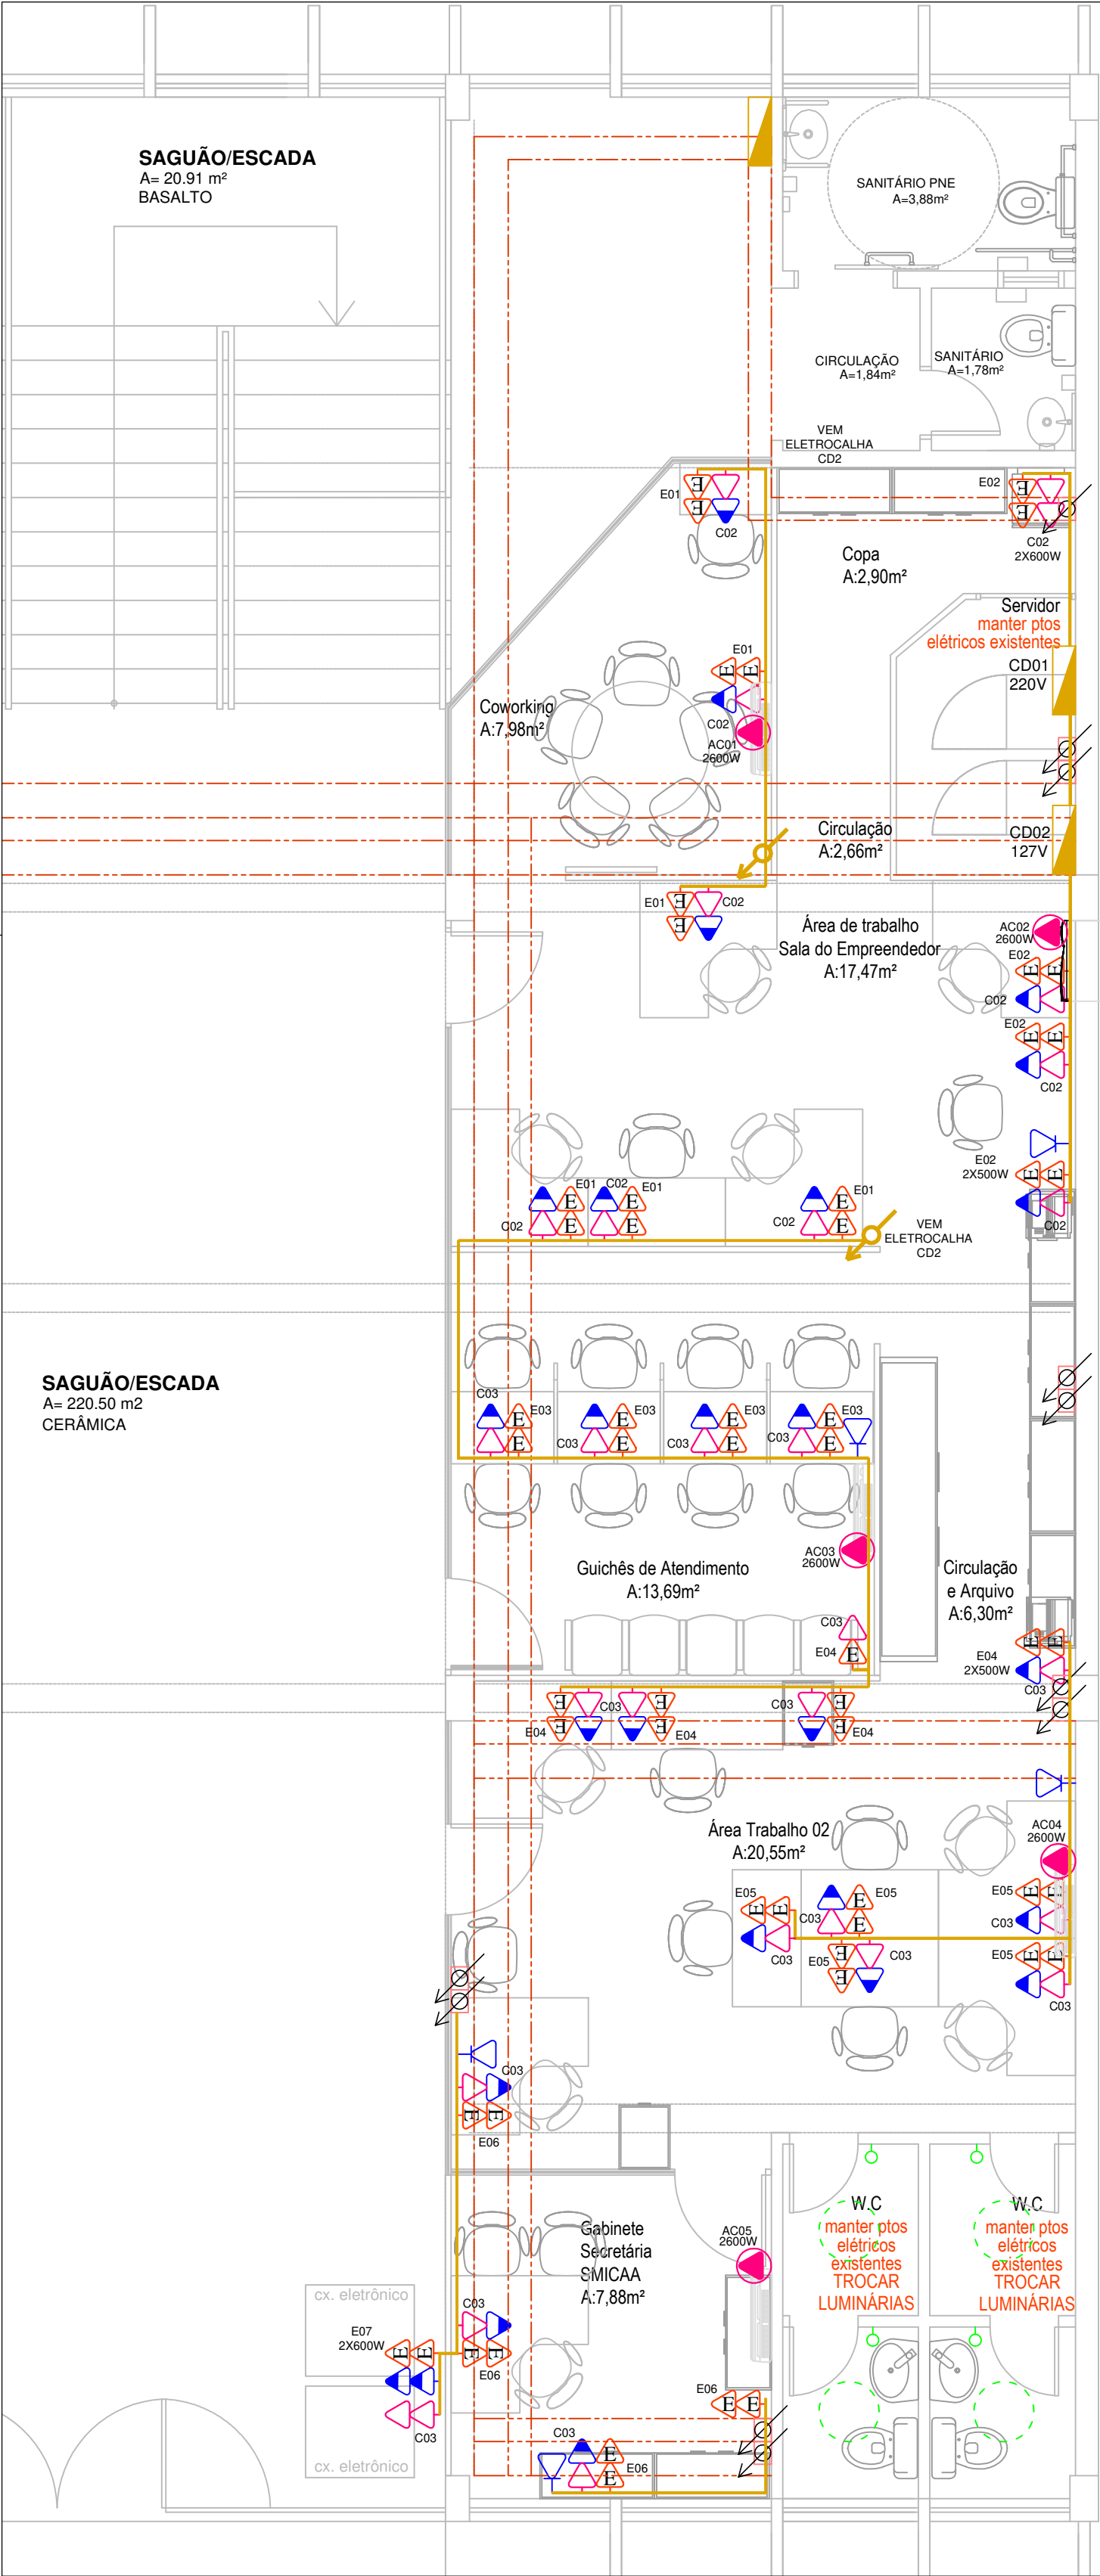

QUADRO GERAL DE CARGAS - 127V												
CD	CIRC.	LUMINAÇÃO			TOMADAS		CARGA	TENSÃO	CORRENTE	CONDUTOR	DISJUNTOR	FASE
Nº	Nº	40W	18W	100W	175W	ESP.(W)	(W)	(V)	(A)	(mm²)	(A)	V-A-B
CD02	E01	-	-	-	12	-	2100	127	16,54	3x2.5	1X20	V
	E02	-	-	-	06	2X500	2050	127	16,14	3x2.5	1X20	A
	E03	-	-	-	08	-	1400	127	11,02	3x2.5	1X20	B
	E04	-	-	-	07	2X500	2225	127	17,52	3x2.5	1X20	A
	E05	-	-	-	10	-	1750	127	13,78	3x2.5	1X20	V
	E06	-	-	-	08	-	1400	127	11,02	3x2.5	1X20	B
	E07	-	-	-	-	2X600	1200	127	9,45	3x2.5	1X20	B
TOTAL GERAL							12125	127	95,47	-	-	V-3850W A-4275W B-4000W


DIAGRAMA UNIFILAR – SEM ESCALA

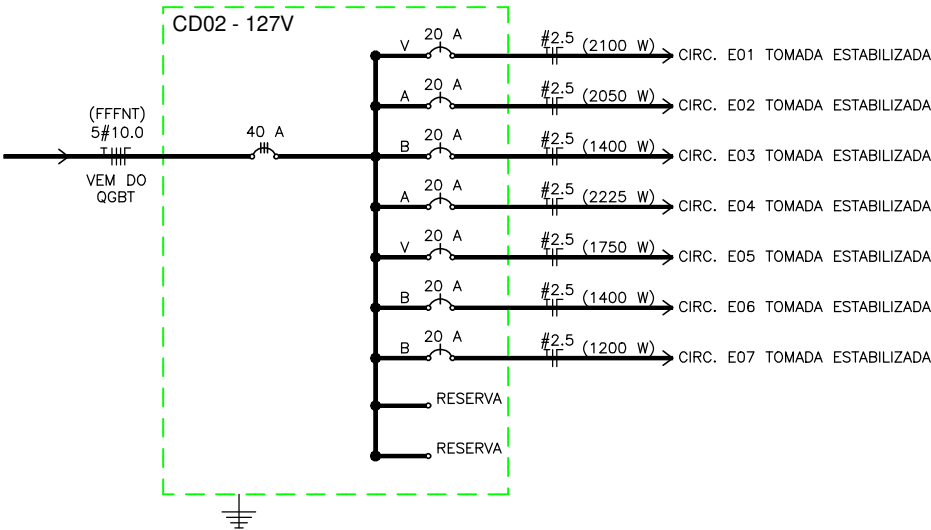

SIMBOLOGIA			
	PONTO DE TOMADA REDE ESTABILIZADA - 127 V - h:1,00m		DESCIDA DE TUBULAÇÃO EXISTENTE
	PONTO DE TOMADA REDE COMUM - 220V - h:1,00m		DESCIDA DE TUBULAÇÃO À INSTALAR
	PONTO DE TOMADA REDECOMUM AR CONDICIONADO - 220V - h:2,50m		ELETROCALHA METÁLICA EXISTENTE JUNTO AO TETO
	PONTO DE REDE - h:1,00m		
	PONTO DE TELEFONE - h:1,00m		



ESTE DOCUMENTO FOI ASSINADO EM: 04/03/2022 12:33 - 03:00 - 03
PARA CONFERÊNCIA DO SEU CONTEÚDO ACESSSE <https://c.atende.net/p622231301afee>.

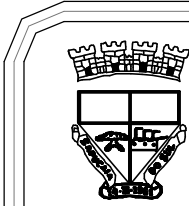

Município de Sapucaia do Sul
Secretaria Municipal de Planejamento Urbano e Habitação

SMICAA - Centro Administrativo
Av. Leônidas de Souza, 1289 - Bairro Santa Catarina - Sapucaia do Sul

REDE ELÉTRICA E LÓGICA - TOMADAS

Projeto:
Arq. Paula Spolavori Siqueira
CAU/RS A65001-3
Cooparticipação:
Rodrigo Serafim - Matrícula 7209

Secretário SMPUH:
Rafael Strohêr

Escala:
1/50
Data:
SET/21

E01