

PLANILHA DE PONTOS GEORREFERENCIADOS				
POSTE Nº	UTM	X	Y	DATUM FUSO
1	UTM	488302	6697534	SRGAS200 22J
2	UTM	488302	6697560	SRGAS200 22J
3	UTM	488344	6697550	SRGAS200 22J
4	UTM	488397	6697540	SRGAS200 22J
5	UTM	488415	6697529	SRGAS200 22J
6	UTM	488396	6697513	SRGAS200 22J
7	UTM	488385	6697479	SRGAS200 22J
8	UTM	488374	6697446	SRGAS200 22J
9	UTM	488363	6697413	SRGAS200 22J
10	UTM	488353	6697379	SRGAS200 22J
11	UTM	488342	6697346	SRGAS200 22J
12	UTM	488331	6697313	SRGAS200 22J
13	UTM	488320	6697280	SRGAS200 22J
14	UTM	488309	6697246	SRGAS200 22J
15	UTM	488305	6697207	SRGAS200 22J
16	UTM	488303	6697169	SRGAS200 22J
17	UTM	488307	6697169	SRGAS200 22J
18	UTM	488317	6697208	SRGAS200 22J
19	UTM	488325	6697236	SRGAS200 22J
20	UTM	488333	6697265	SRGAS200 22J
21	UTM	488341	6697294	SRGAS200 22J
22	UTM	488348	6697823	SRGAS200 22J
23	UTM	488385	6697852	SRGAS200 22J
24	UTM	488384	6697861	SRGAS200 22J
25	UTM	488372	6697910	SRGAS200 22J
26	UTM	488404	6697900	SRGAS200 22J
27	UTM	488433	6697981	SRGAS200 22J
28	UTM	488472	6697981	SRGAS200 22J
29	UTM	488481	6697842	SRGAS200 22J
30	UTM	488470	6697804	SRGAS200 22J
31	UTM	488462	6697775	SRGAS200 22J
32	UTM	488454	6697747	SRGAS200 22J
33	UTM	488445	6697718	SRGAS200 22J
34	UTM	488434	6697688	SRGAS200 22J
35	UTM	488421	6697659	SRGAS200 22J
36	UTM	488425	6697619	SRGAS200 22J
37	UTM	488418	6697580	SRGAS200 22J
38	UTM	488410	6697546	SRGAS200 22J
39	UTM	488403	6697516	SRGAS200 22J
40	UTM	488424	6697555	SRGAS200 22J
41	UTM	488455	6697746	SRGAS200 22J
42	UTM	488465	6697737	SRGAS200 22J
43	UTM	488381	6697939	SRGAS200 22J
44	UTM	488389	6697968	SRGAS200 22J
45	UTM	488398	6697997	SRGAS200 22J
46	UTM	488405	6698026	SRGAS200 22J
47	UTM	488414	6698054	SRGAS200 22J
48	UTM	488422	6698083	SRGAS200 22J
49	UTM	488426	6698118	SRGAS200 22J
50	UTM	488426	6698159	SRGAS200 22J
51	UTM	488437	6698197	SRGAS200 22J

Felisberto Soares

Transportadora Jokaf Ltda

Propriedade de:
Projelmec Ventilacao Industrial Ltda

Propriedade de:
Projelmec Ventilacao Industrial Ltda

LEGENDA
POSTE DE CONCRETO CIRCULAR, A INSTALAR. O Nº INDICA A POSIÇÃO DO POSTE NA PLANTA DE INSTALAÇÃO
O NÚMERO + . INDICA O PONTO NO CÁLCULO DE QUEDA DE TENSÃO

--- INDICAÇÃO DE CONDUTORES DE MEdIA TENSÃO A INSTALAR


--- INDICAÇÃO DE CONDUTORES DE BAIXA TENSÃO A INSTALAR

OBSERVAÇÃO: A DEMANDA CONSIDERADA NO DIMENSIONAMENTO DOS TRANSFORMADORES EM VIA PÚBLICA, PARA CADA LOTE, CONSIDERADO NO CÁLCULO DE Q.L. DE TENSÃO, 2000.0 kWh. E ILUMINAÇÃO PÚBLICA CONSIDERADO NO CÁLCULO DE QUEDA DE TENSÃO, 0.06 kVA, POR POSTE


POR TRATAR-SE DE LOTEAMENTO EMINENTEMENTE INDUSTRIAL, ONDE NÃO EXISTE DEFINIÇÃO PRÉVIA DA CARGA DE CADA UNIDADE CONSUMIDORA,

PREVIU-SE A EXTENSÃO DE REDES EM MEdIA TENSÃO NA FRENTE DO TODOS OS LOTES, POSSIBILITANDO, QUANDO NECESSÁRIO, EM FUNÇÃO DA


DA CARGA DA CADA USUÁRIO, A INSTALAÇÃO DE SUBESTAÇÃO INDIVIDUAL PRÓPRIA.

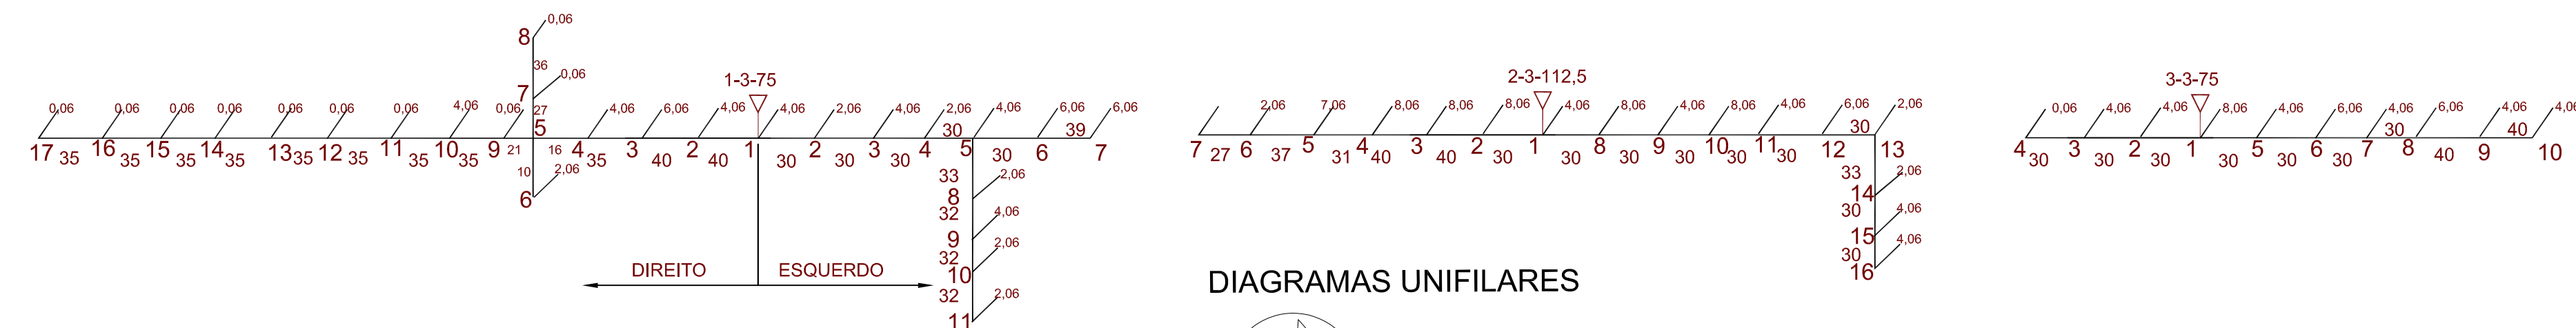

DIAGRAMAS UNIFILARES

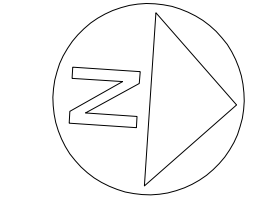

RODOVIA RS-118

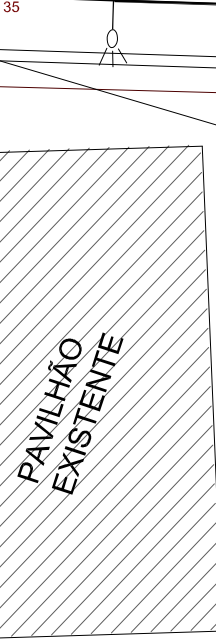

Propriedade de:
Projelmec Ventilacao Industrial Ltda

Propriedade de:
Projelmec Ventilacao Industrial Ltda

LEGENDA
POSTE DE CONCRETO CIRCULAR, A INSTALAR. O Nº INDICA A POSIÇÃO DO POSTE NA PLANTA DE INSTALAÇÃO
O NÚMERO + . INDICA O PONTO NO CÁLCULO DE QUEDA DE TENSÃO

--- INDICAÇÃO DE CONDUTORES DE MEdIA TENSÃO A INSTALAR

--- INDICAÇÃO DE CONDUTORES DE BAIXA TENSÃO A INSTALAR

OBSERVAÇÃO: A DEMANDA CONSIDERADA NO DIMENSIONAMENTO DOS TRANSFORMADORES EM VIA PÚBLICA, PARA CADA LOTE, CONSIDERADO NO CÁLCULO DE Q.L. DE TENSÃO, 2000.0 kWh. E ILUMINAÇÃO PÚBLICA CONSIDERADO NO CÁLCULO DE QUEDA DE TENSÃO, 0.06 kVA, POR POSTE

POR TRATAR-SE DE LOTEAMENTO EMINENTEMENTE INDUSTRIAL, ONDE NÃO EXISTE DEFINIÇÃO PRÉVIA DA CARGA DE CADA UNIDADE CONSUMIDORA,

PREVIU-SE A EXTENSÃO DE REDES EM MEdIA TENSÃO NA FRENTE DO TODOS OS LOTES, POSSIBILITANDO, QUANDO NECESSÁRIO, EM FUNÇÃO DA

DA CARGA DA CADA USUÁRIO, A INSTALAÇÃO DE SUBESTAÇÃO INDIVIDUAL PRÓPRIA.

DADOS DA OBRA		
ILUMINAÇÃO PÚBLICA		
QUANTIDADE POST. LÂMPADÃO	50	DEMANDA PREVISTA POR LOTE 2000 kWh
DEMANDA		
DEMANDA PREVISTA POR LOTE 2000 kWh		
TRANSFORMADORES		
POTENCIA EM kVA	QUANTIDADE	
112.5	1	
EXTENSÃO DE MT		
m	BITOLA CABOS	
1382	3 x 70mm ² XLPE	
EXTENSÃO DE BT		
m	BITOLA CABOS	
1341	3 x 20mm ²	
250	3 x 70mm ²	

BER

BER PROJETOS E OBRAS LTDA.
Rua Xavantes, 270 Bairro Zona Nova - Tramanda/RS Fone Fax: (51) 3589 3028 Cel: (51) 9937 8310

CLIENTE

PRFETURA MUNICIPAL DE SAPUCAIA DO SUL
CÂMARA DE VEREADORES DE SAPUCAIA DO SUL

LOTEAMENTO INDUSTRIAL - SAPUCAIA DO SUL

CLIENTE

PRFETURA MUNICIPAL DE SAPUCAIA DO SUL

TÍTULO DO DESENHO

REDES DE DISTRIBUIÇÃO DE ENERGIA EM MT/BT

ESCALA

1:1000

NOME DO ARQUIVO

IMPLANTAÇÃO GERAL

DATA

08/06/2021

FRANCHA

01/01