
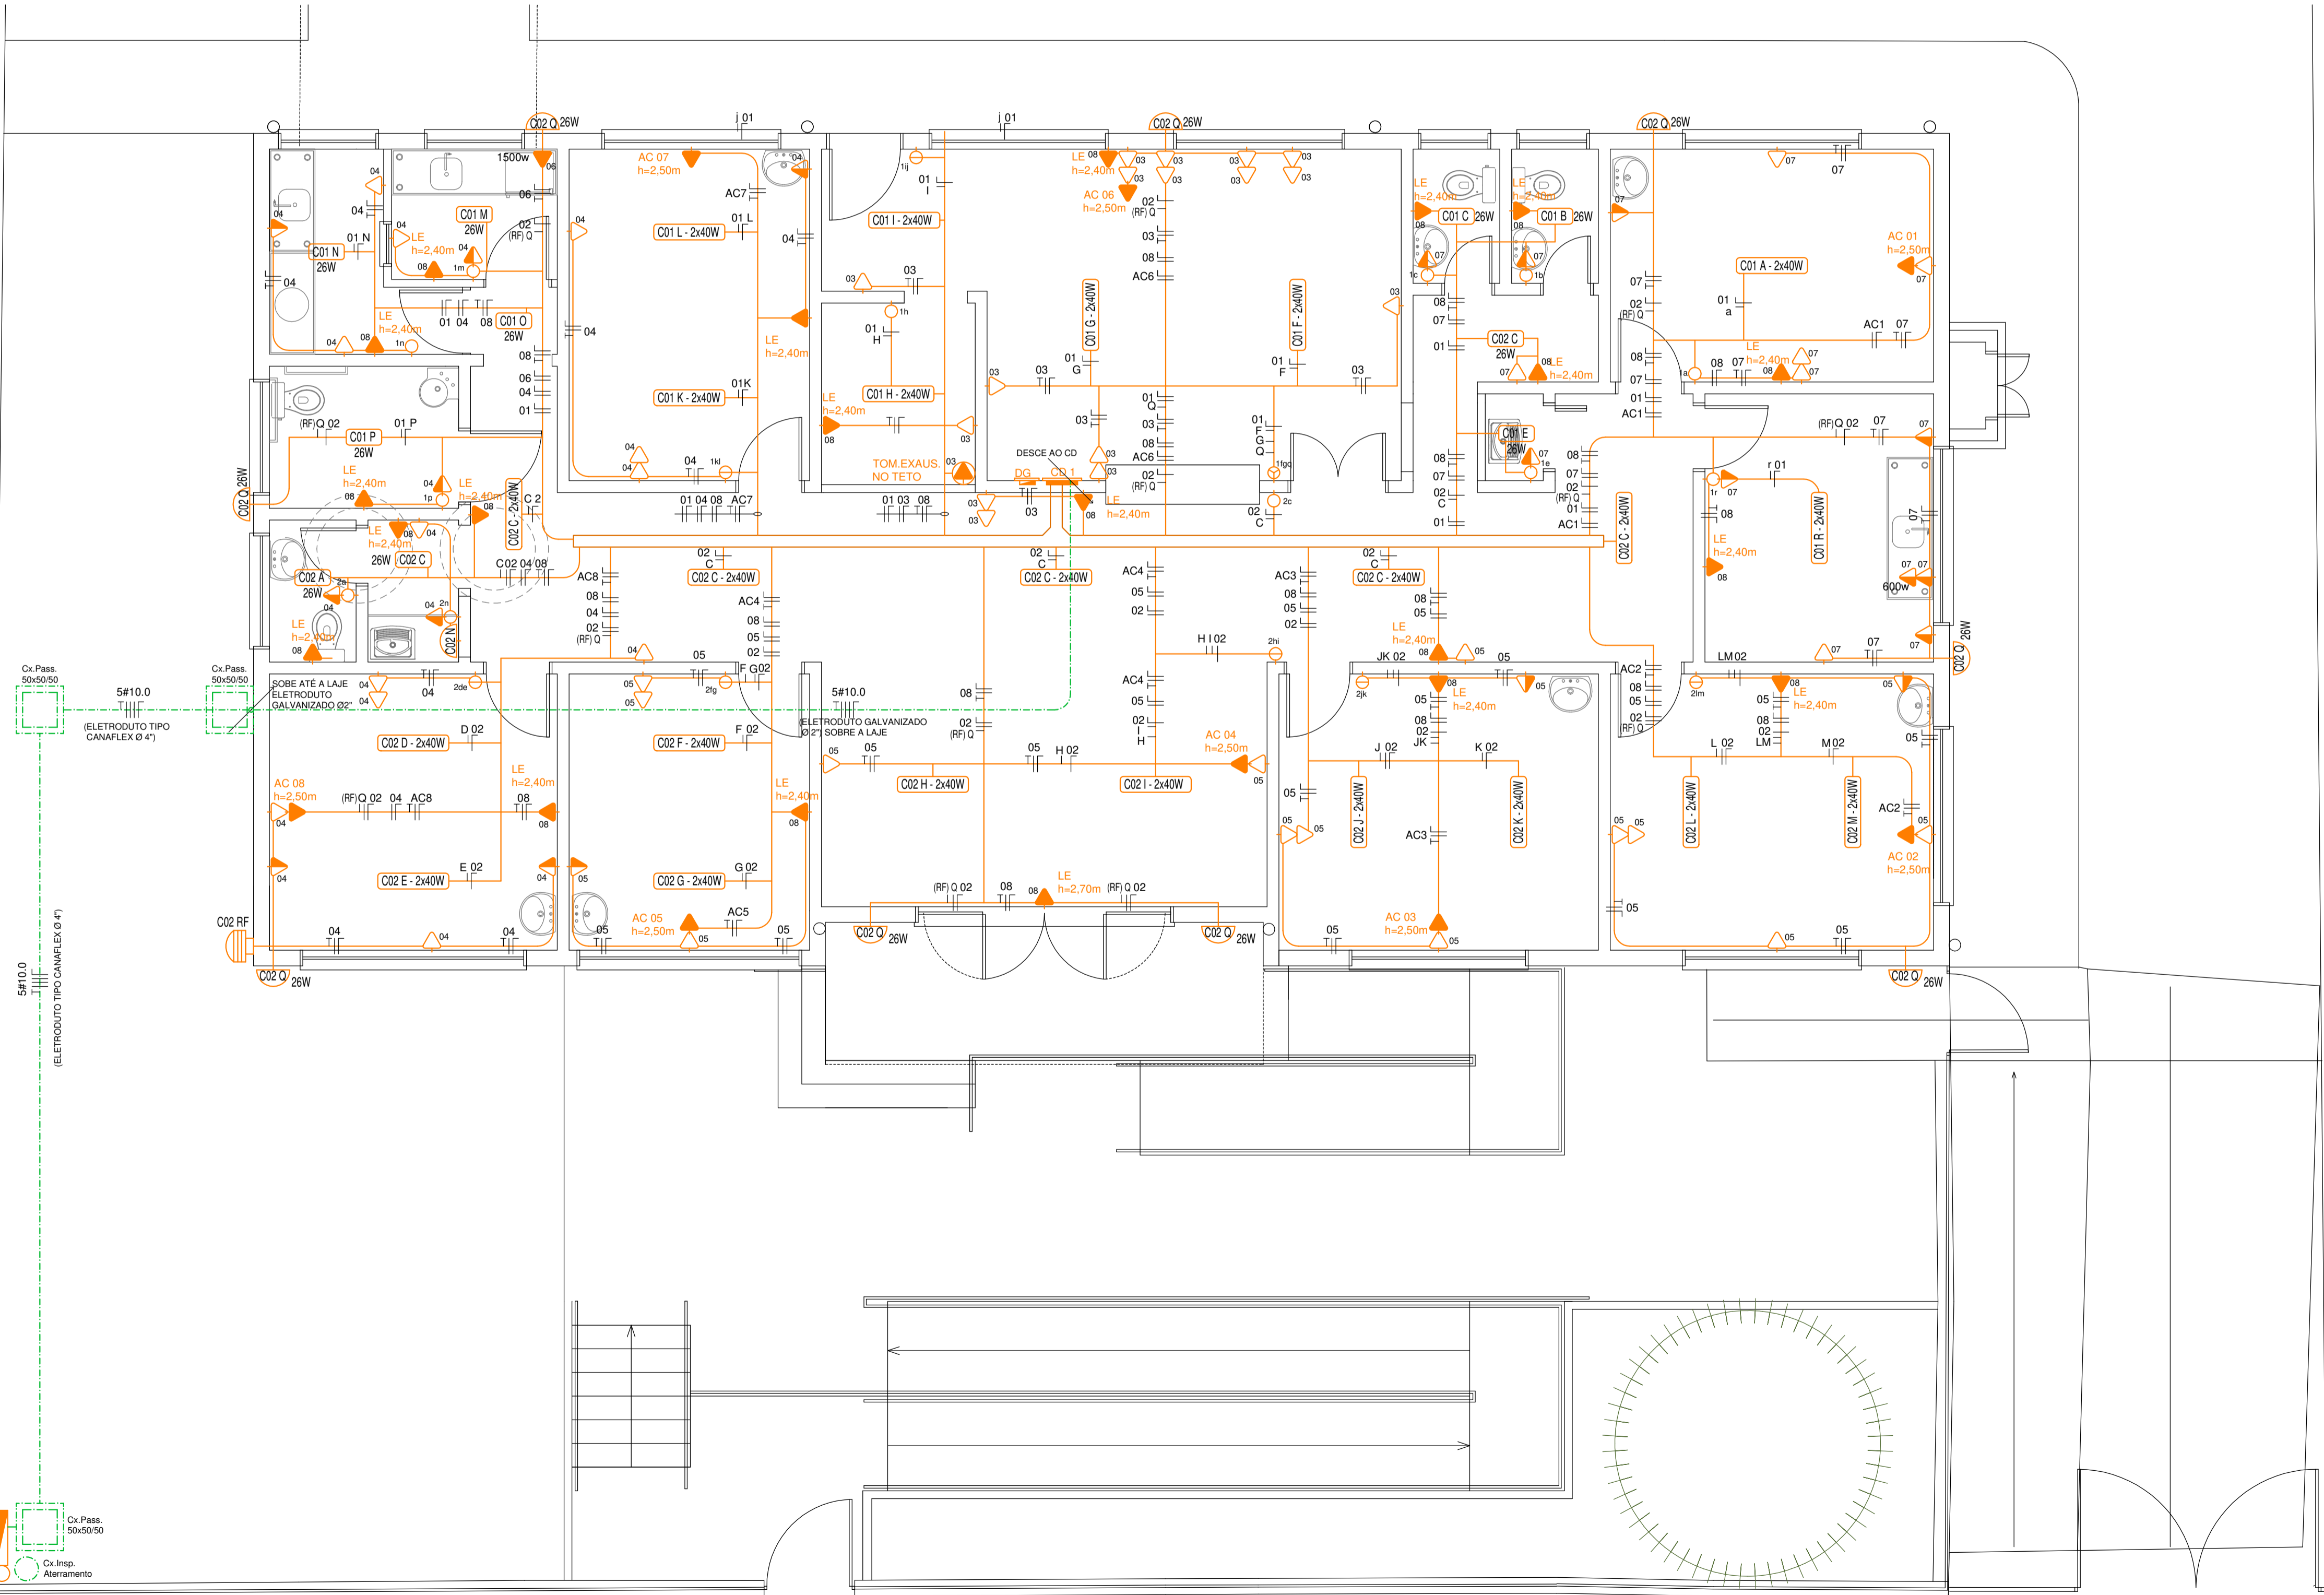


QUADRO DE CARGAS										
CD	CIRC	ILUMINAÇÃO	TOMADAS	CARGA	TENSÃO	CORRENTE	CONDUTOR	DISJUNTOR	FASE	
Nº	Nº	(W)	100W	ESP.(W)	(V)	(A)	(mm²)	(A)	R - S - T	
01	848	-	-	848	220	3,85	3x1,5	1X10	R	
02	1512	-	-	1512	220	6,87	3x1,5	1X10	R	
03	-	17	-	1700	220	7,73	3x2,5	1X16	S	
04	-	20	-	2000	220	9,09	3x2,5	1X16	S	
05	-	16	-	1600	220	7,27	3x2,5	1X16	T	
06	-	-	1500	1500	220	6,82	3x2,5	1X16	T	
07	-	20	-	2000	220	9,09	3x2,5	1X16	R	
08	-	21	-	2100	220	9,55	3x2,5	1X16	R	
AC01	-	-	1500	1500	220	6,82	3x2,5	1X20	S	
AC02	-	-	1500	1500	220	6,82	3x2,5	1X20	S	
AC03	-	-	1500	1500	220	6,82	3x2,5	1X20	T	
AC04	-	-	2400	2400	220	10,91	3x2,5	1X20	T	
AC05	-	-	1500	1500	220	6,82	3x2,5	1X20	R	
AC06	-	-	2400	2400	220	10,91	3x2,5	1X20	R	
AC07	-	-	1500	1500	220	6,82	3x2,5	1X20	S	
AC08	-	-	1500	1500	220	6,82	3x2,5	1X20	S	
Res	-	-	-	-	-	-	-	-	-	
TOTAL GERAL			27060	220/380	123,00	-	-	-	-	R-848/4W S-7480/0W T-6040/0W
CARGA DEMANDADA			20004	220/380	30,31	5x10,0	3X40	-	-	

ALIMENTADOR QUADRO MEDIDOR- CABO SEMI RÍGIDO (7 PERNAS) = (FFF)10,0mm²+(N)10,0mm²+(T)1#10,0mm² - DISJUNTOR 3X50A

SIMBOLOGIA PRÉDIO NOVO		ALTURA PONTOS
	LÂMPADA FLUORESCENTE COMPACTA - 30W	LAJE
	LÂMPADA FLUORESCENTE 2x40W	LAJE
	LÂMPADA FLUORESCENTE COMPACTA NA PAREDE	H = 2,30
	RELE FOTOELÉTRICO	-
	INTERRUPTOR DE PRESSÃO (BOTÃO DA CAMPAINHA)	H = 1,20M
	INTERRUPTOR SIMPLES	H = 1,20M
	INTERRUPTOR DUPLO	H = 1,20M
	INTERRUPTOR TRIPLO	H = 1,20M
	INTERRUPTOR HOTEL	H = 1,20M
	INTERRUPTOR DUPLO COM HOTEL	H = 1,20M
	TOMADA BAIXA	H=0,30M
	TOMADA ALTA	H=1,20M
	TOMADA ESPECIAL	H=INDICADA
	TOMADA ESPECIAL SOBRE A LAJE	-
	TOMADA ESPECIAL PARA DADOS	H=0,30M
	ELÉTRICA DIFERENCIADA	-
	PONTO DE TELEFONE	H=0,30M
	PONTO DE TELEFONE RAMAL	H=0,30M
	PONTO DE ANTENA DE TV	H=2,10
	VENTILADOR DE TETO	FORRO
	VENTILADOR DE PAREDE	H = 2,10M
	CD - CENTRO DE DISTRIBUIÇÃO	H = 1,50M
	QUADRO MEDIDOR	-
	NEÚTRO, FASE, RETORNO E TERRA	-
	EXAUSTÃO	LAJE
	PAINEL	-

DIAGRAMA UNIFILAR - SEM ESCALA

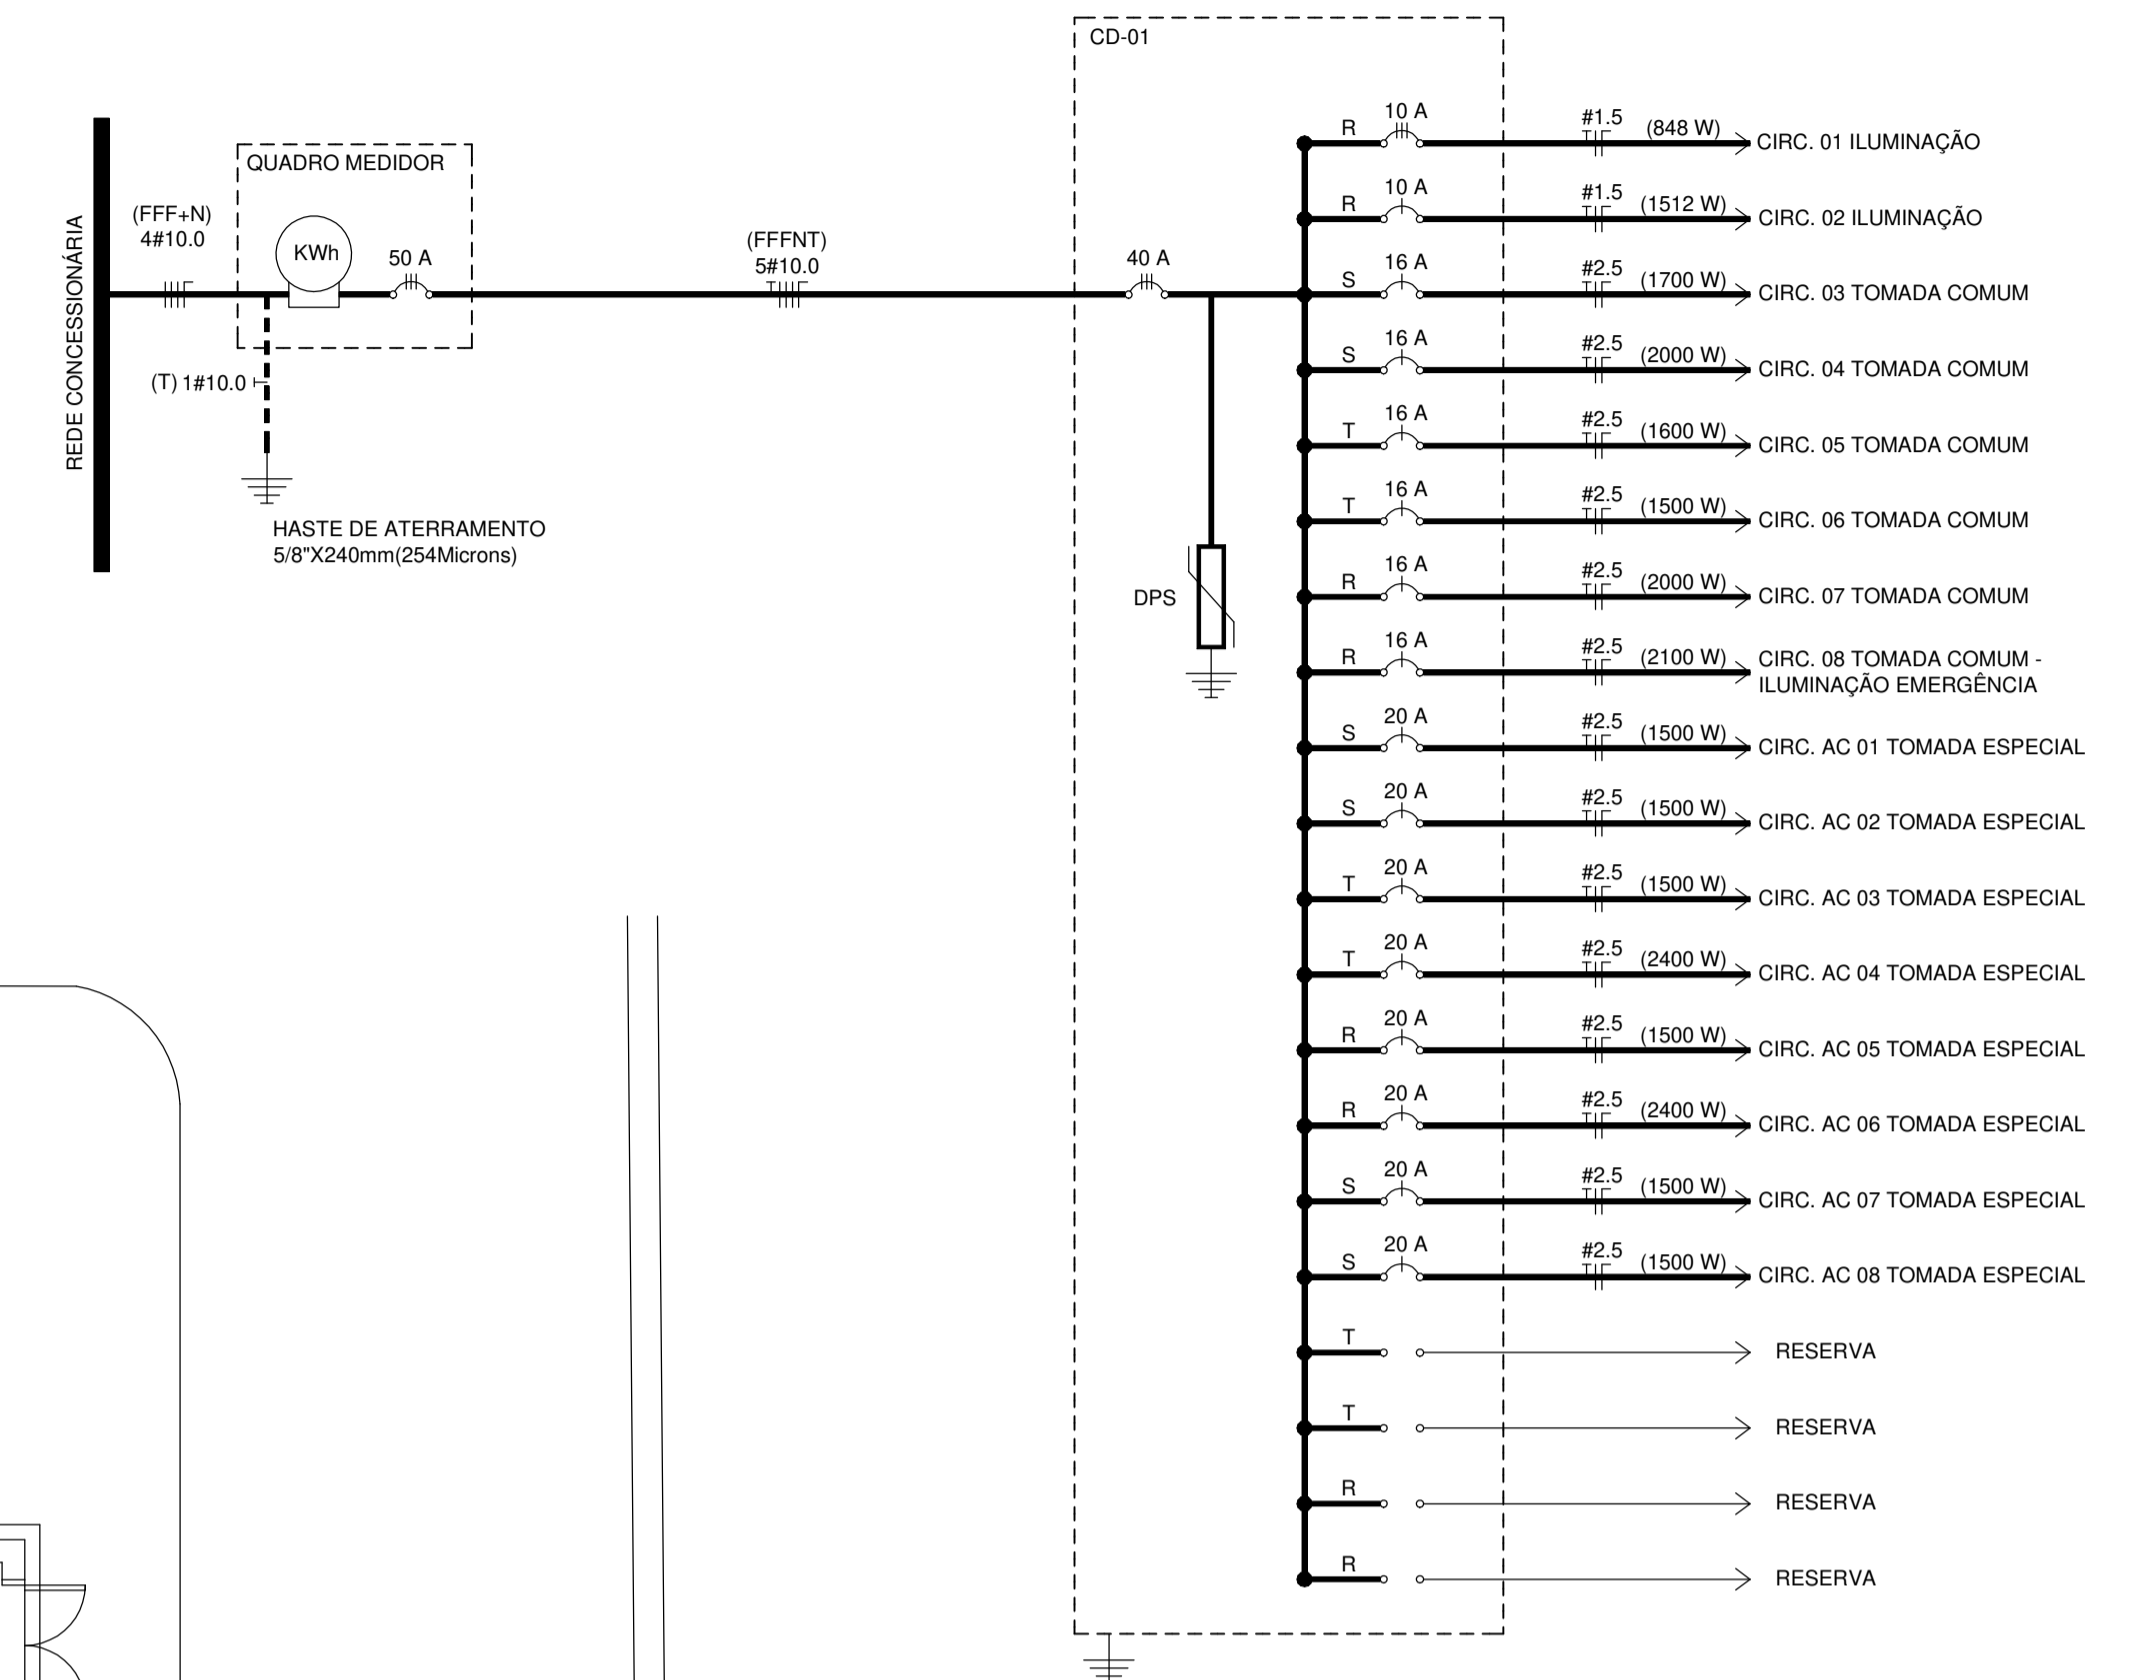

ESTE DOCUMENTO FOI ASSINADO EM: 23/11/2022 17:23:03:03  
PARA CONFERÊNCIA DO SEU CONTEÚDO ACESSSE <https://c3.atrinda.netp/637/810633304>

Prefeitura de  
**Sapucaia do Sul**  
Secretaria Municipal de Planejamento Urbano e Habitação  
Diretoria de Projetos

**PLANEJAMENTO**

**LUIS ROGÉRIO LINK** - Prefeito  
**ARLENO DA SILVA** - Vice-Prefeito  
**BERNADETE KONZEN** - Secretária da SMP/UH

TÍTULO: **UNIDADE DE ATENÇÃO ESPECIALIZADA EM SAÚDE - TUBERCULOSE**

ENDEREÇO DA OBRA: Rua Castro Alves, 162 - Bairro Santa Catarina- Sapucaia do Sul

CONTEÚDO: **INSTALAÇÕES ELÉTRICAS** DATA: **MAIO 18** PRANCHIA: **E01**

COLABORAÇÃO PROJETO: **RODRIGO SERAFIM**

ÁREA: **234,33m²**

ESCALA: **1:50**

Arq. Karen S. Anizio Yokoda  
Cau RS A35819-3