
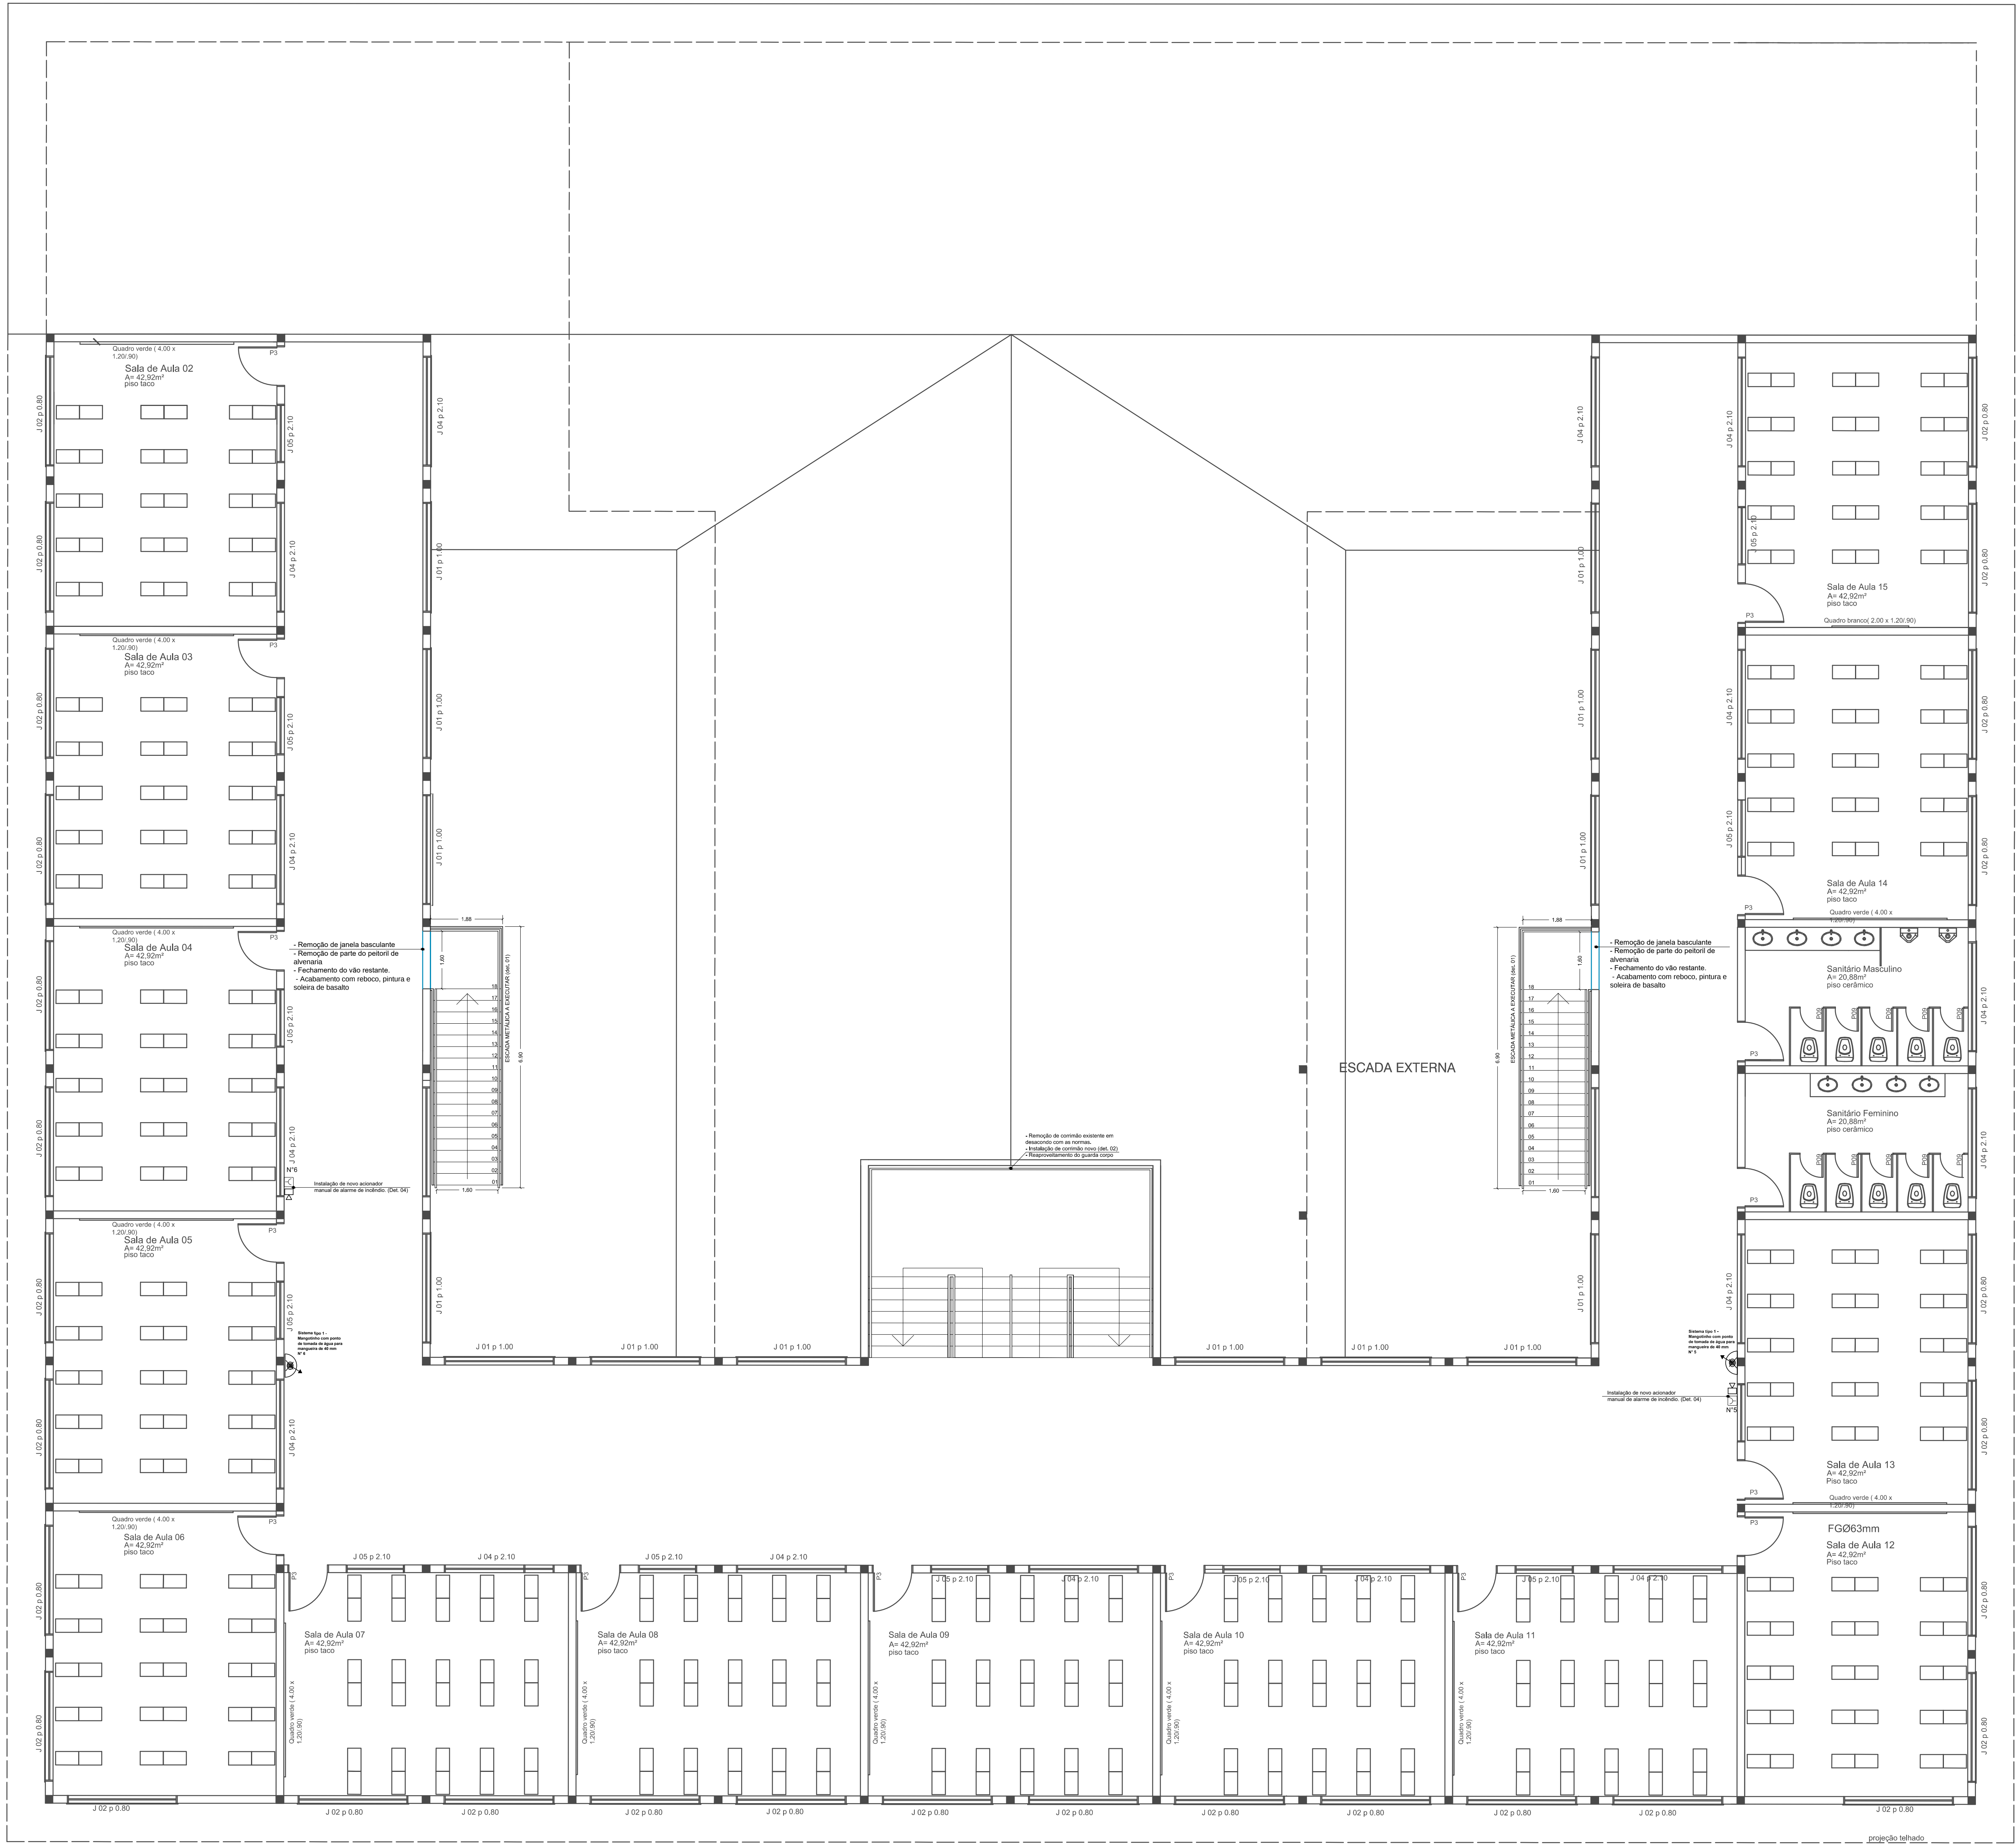


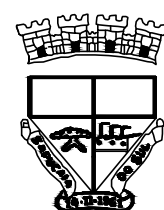

PRÉDIO 1
PLANTA BAIXA PAVIMENTO SUPERIOR
A=1155,87m²

		<i>Prefeitura Municipal de Sapucaia do Sul</i> Secretaria Municipal de Educação	
		DMPE	
DJOIDY IARA RICHTER FELIPIN Secretaria de Educação			
TÍTULO: Projeto Executivo PPCI EMEF Júlio Strhoer			
ENDEREÇO DA OBRA: R. Atalibio Trindade Figueiredo, 4 - Barro Paraíso, Sapucaia do Sul			
CONTEÚDO:	DATA:	PRONCHIA:	03
PLANTA BAIXA	DESENHISTA:	Elaine Nazari	
PROJETO:	ÁREA edificada:	4.417,97m²	
Elaine Bruni Nazari Justen Arq. VPL - CREA/RS 0000000000		ESCALA: 1:75	