



Área Externa NÃO CLIMATIZADA

CLIMATIZAÇÃO - PLANTA BAIXA


ESCALA 1/75

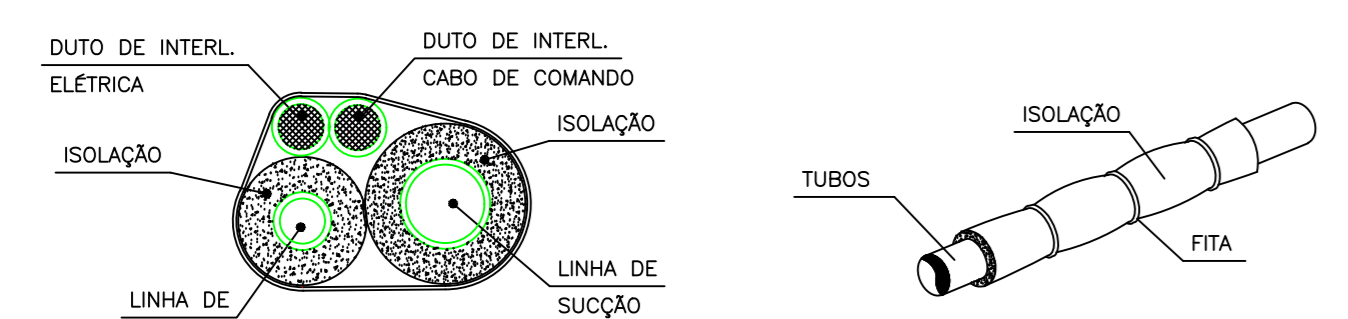


DET. ISOLAÇÃO TUBULAÇÃO FRIGORÍGENA S/ESC.

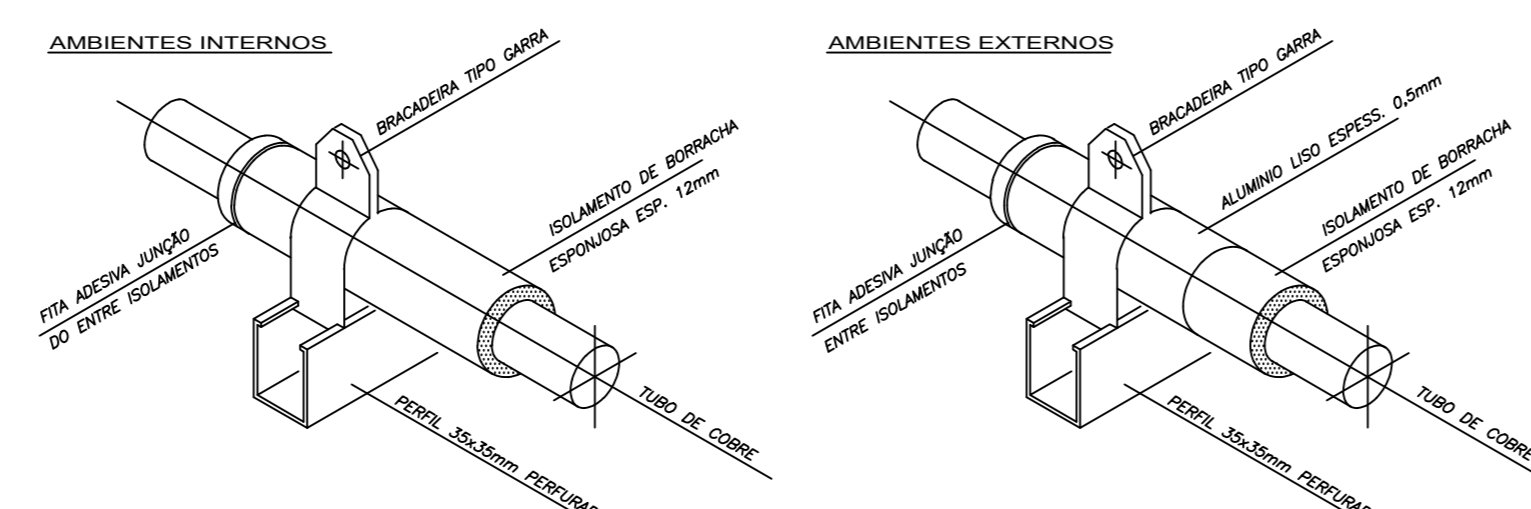



DET. SUPORTE TUBULAÇÃO FRIGORÍGENA S/ESC.

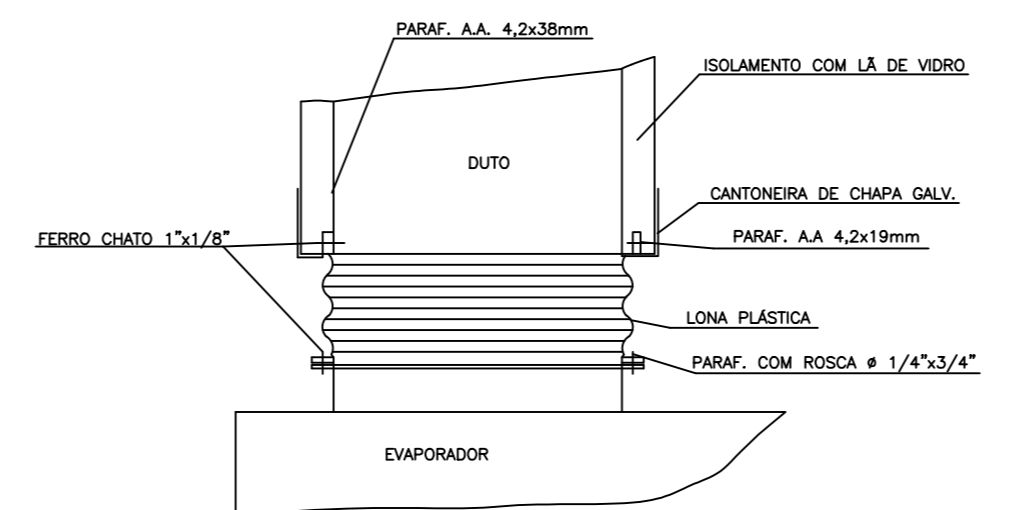

DETALHE CONEXÃO EQUIPAMENTO ESC. SEM

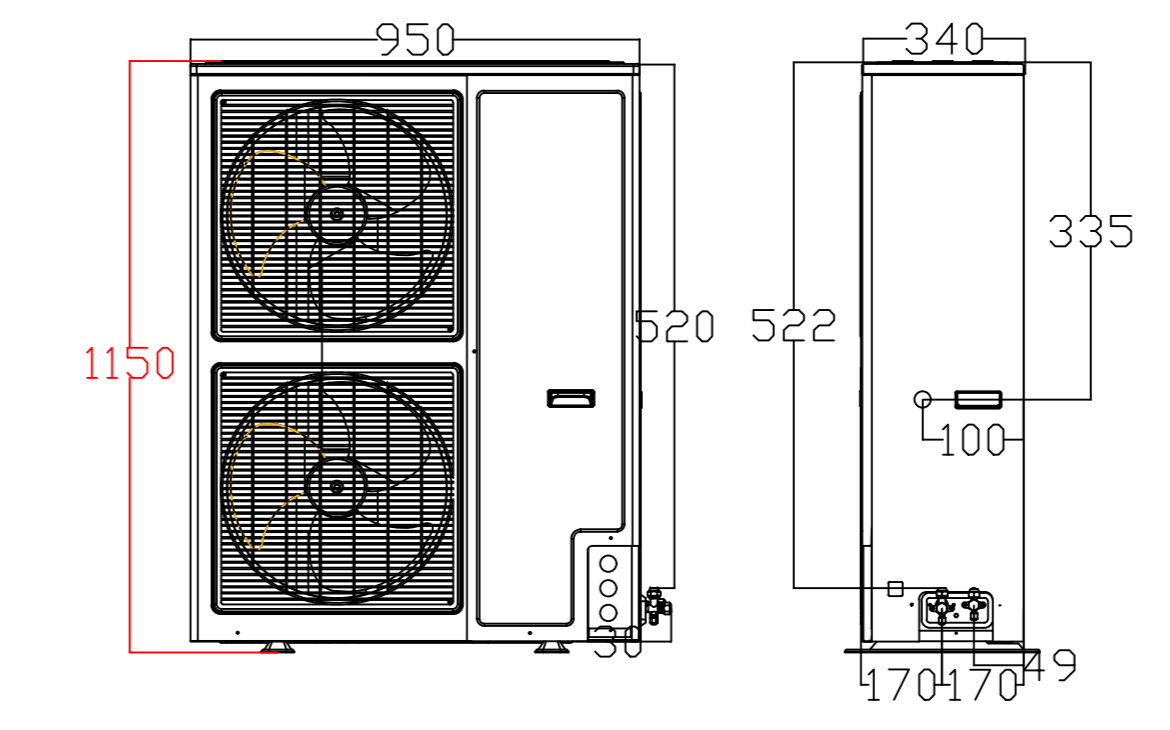

DETALHE ALTURA MÁXIMA CONDENSADORA S/ESC.

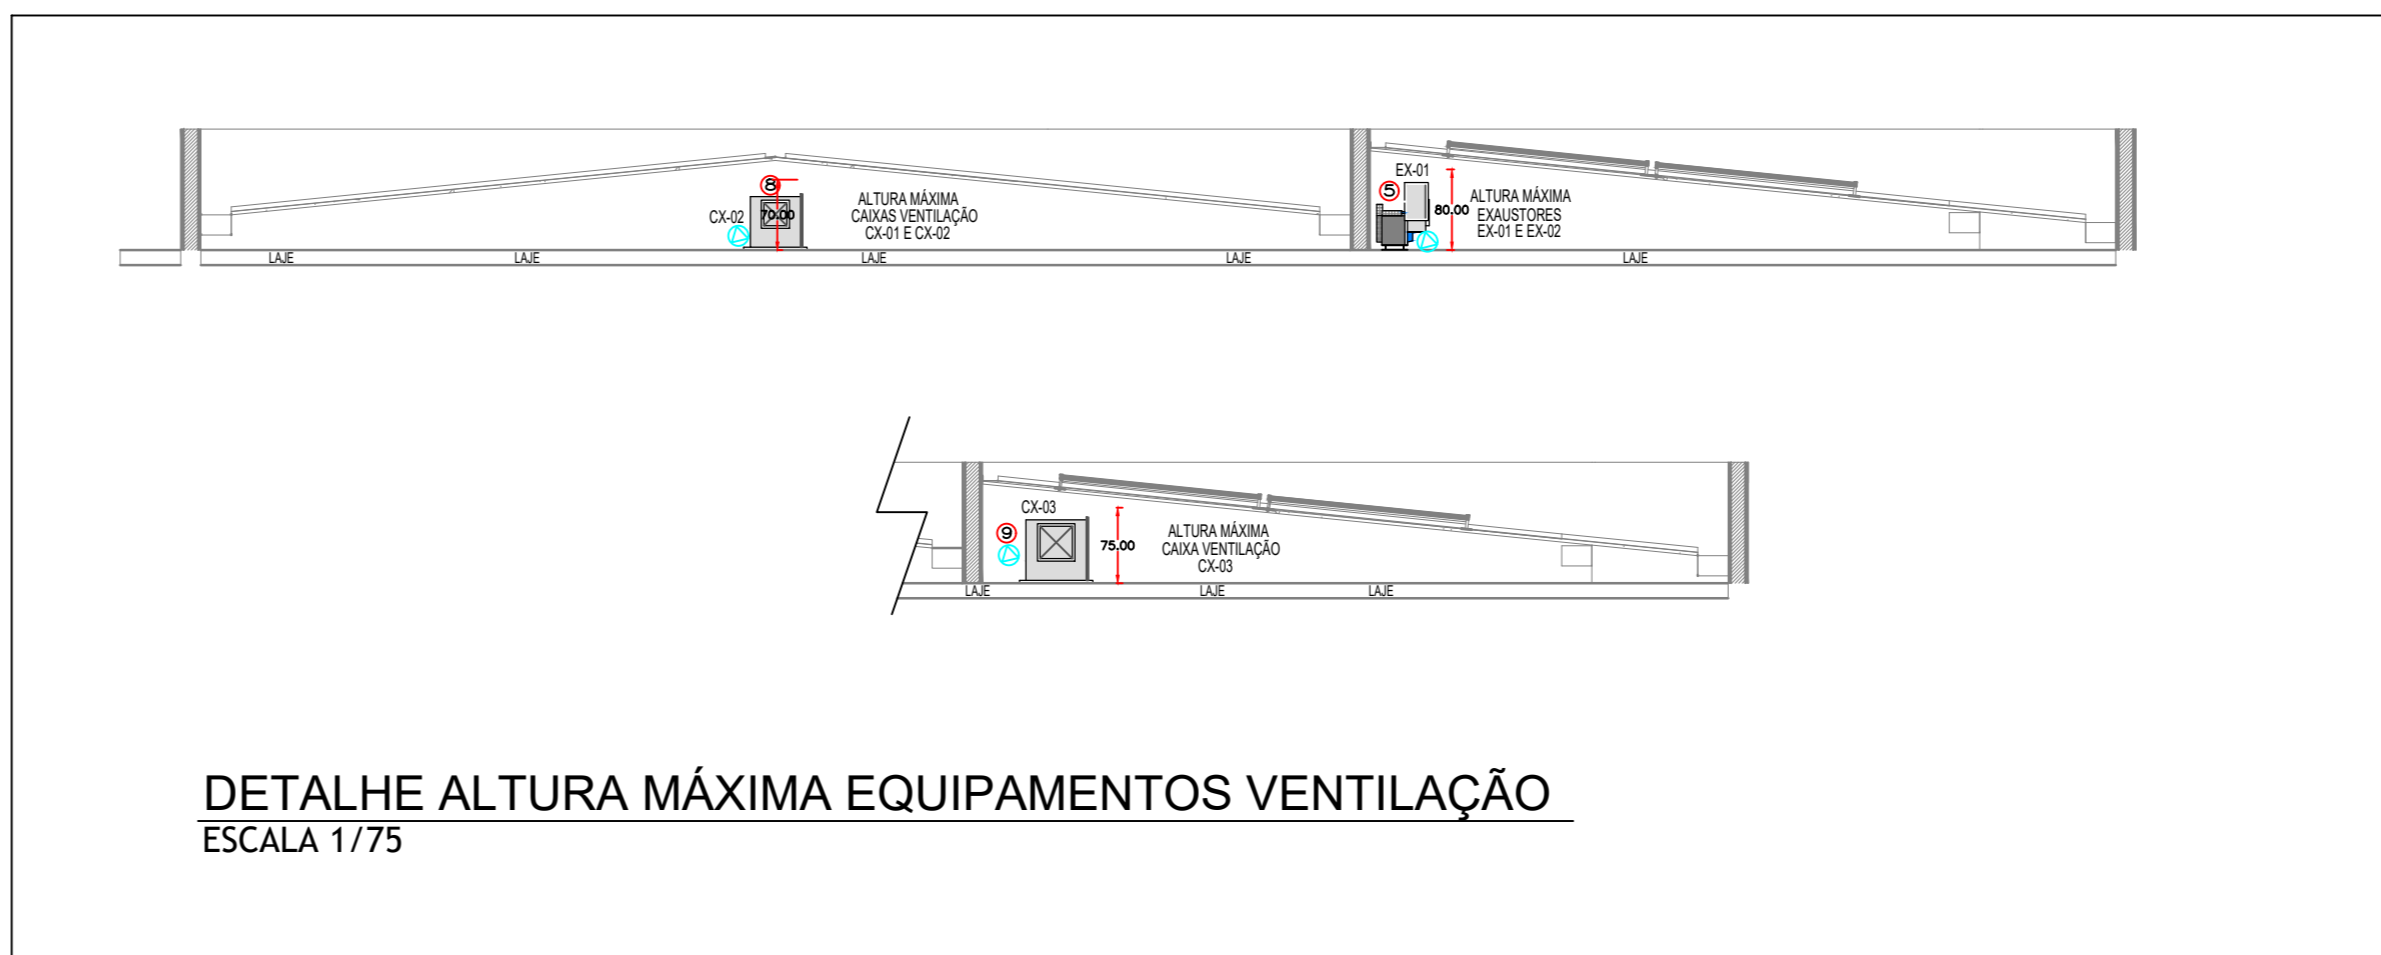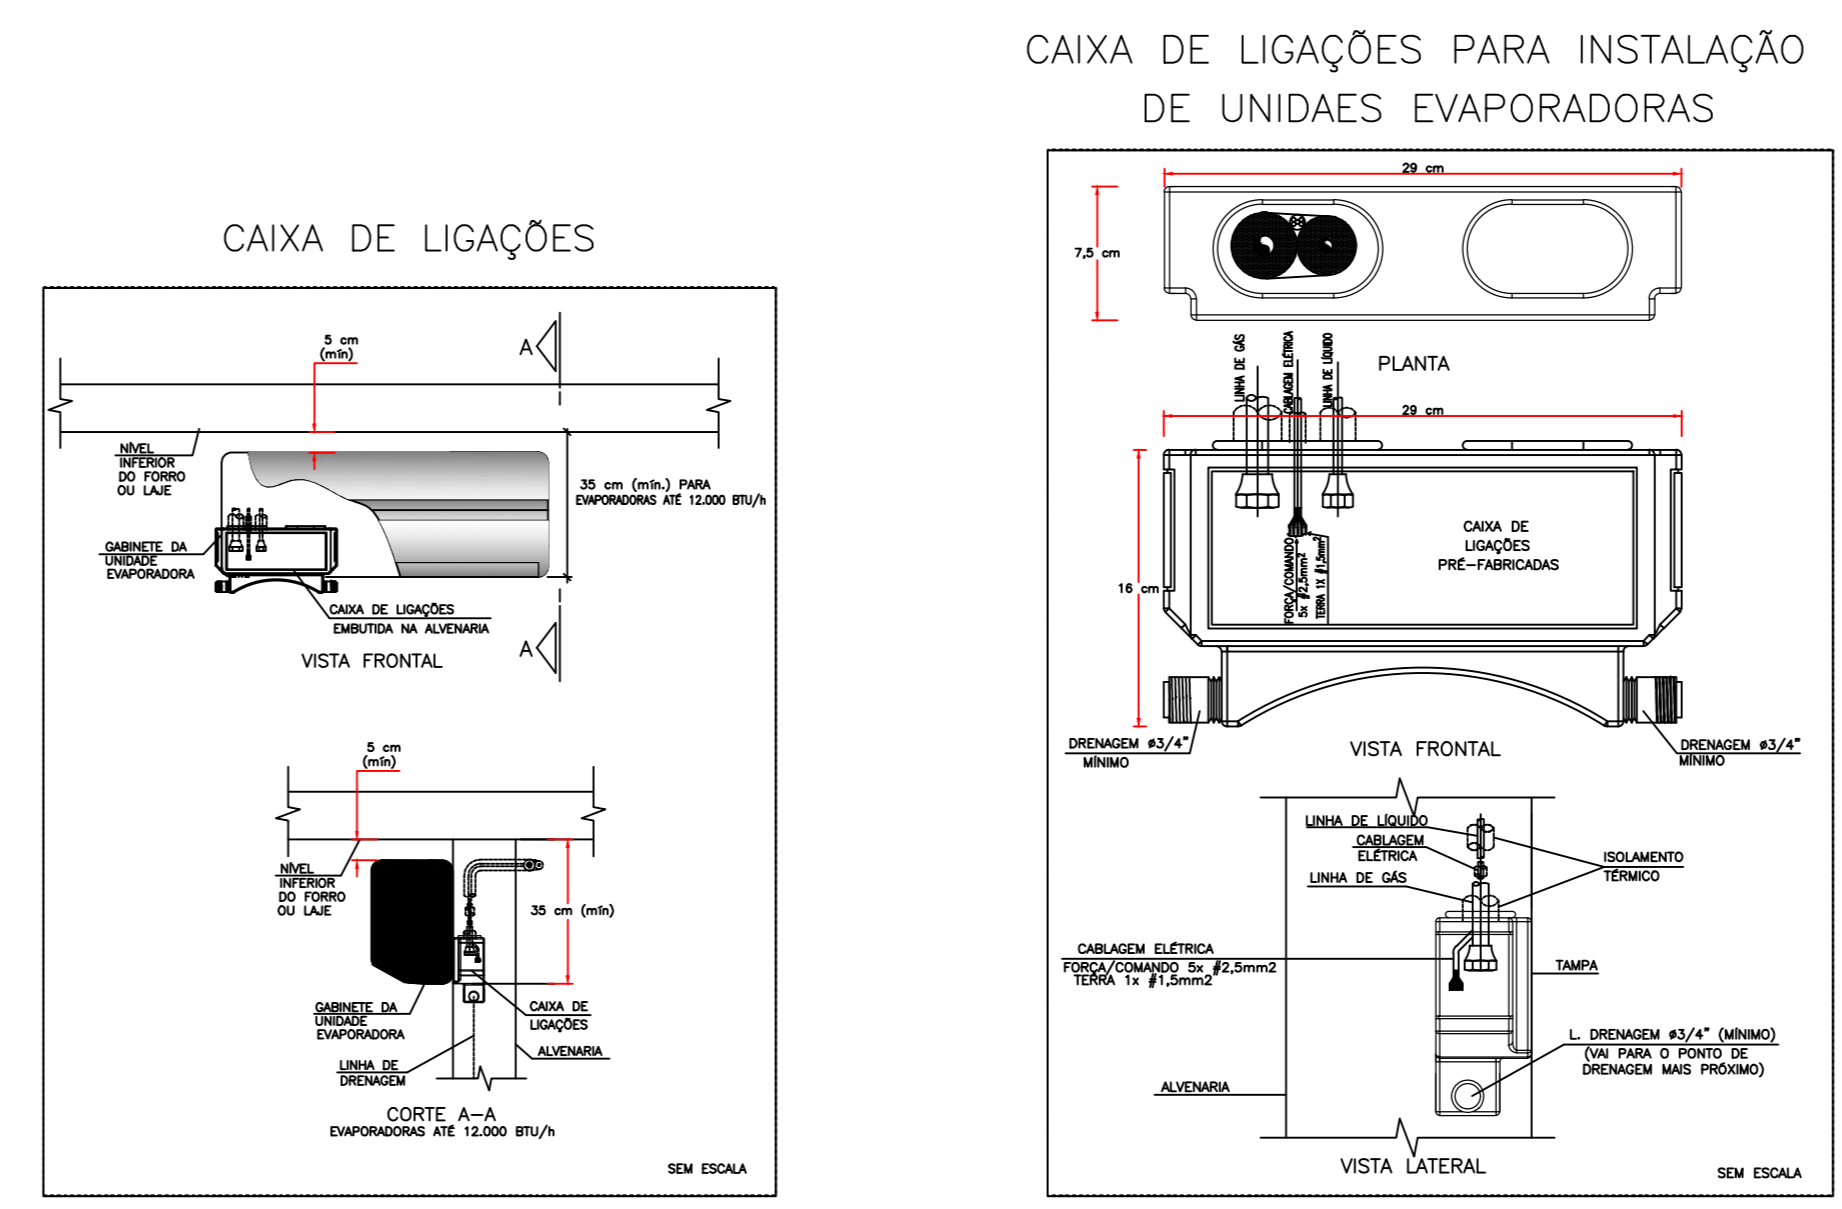

DETALHE ALTURA MÁXIMA EQUIPAMENTOS VENTILAÇÃO ESCALA 1/75

LEGENDA

- ⊕ PONTO DE ENERGIA ELÉTRICA
- ⊖ PONTO DE DRENO
- TUBULAÇÃO FRIGORÍGENA
- DUTOS EXAUSTÃO
- DUTOS RENOVAÇÃO
- ⊕ RALO ESCOAMENTO DE ÁGUA
- PONTO DE ÁGUA
- ⊕ QUADRO ELÉTRICO

NOTAS :

- 01 - VERIFICAR MEDIDAS NO LOCAL.
- 02 - A ALIMENTAÇÃO ELÉTRICA DOS EVAPORADORES DEVERÁ PASSAR PARALELA À TUBULAÇÃO FRIGORÍGENA, EM ELETRODUTOS ZINCADOS E SERÃO EM CABOS FLEXÍVEIS DO TIPO PP.
- 03 - TODOS OS PONTOS DE FORÇA INDICADOS NO PROJETO SERÃO A CARGO DO CONTRATANTE E DEVERÃO SER PROTEGIDOS POR DISJUNTORES CLASSE C. DEVERÃO TER SOBRA MÍNIMA DE 2m PARA EVITAR EMENDAS.
- 04 - AS UNIDADES CONDENSADORAS E EVAPORADORAS DUTADAS, DEVERÃO TER AMORTECEDORES DE VIBRAÇÃO.
- 05 - EXECUTAR ISOLAMENTO TÉRMICO, COM TUBO DE BORRACHA ELASTOMÉRICA DE 19mm DE ESPESSURA (REF. AF ARMAFLEX) NA LINHA DE LÍQUIDO E SUÇÃO, E REVESTIR AS ÁREAS EXTERNAS COM ALUMÍNIO CORRUGADO CONFORME DETALHE.
- 06 - TODAS AS ESPECIFICAÇÕES TÉCNICAS FORAM BASEADAS NAS NORMAS ASHARAE E NO CATÁLOGO DO FABRICANTES.
- 07 - SERVIÇOS DE FURAÇÃO, RECOMPOSIÇÃO, PINTURA, PLATAFORMAS ESTRUTURA METÁLICAS, ESCADA MARINHEIRO, DRENO E PONTOS DE FORÇA NOS PONTOS INDICADOS AO LADO DOS EQUIPAMENTOS FICARÃO À CARGO DO RESPONSÁVEL PELAS OBRAS CIVIS.
- 08 - AS LIGAÇÕES ENTRE AS EVAPORADORAS DOS MINI-SPLITS E SUAS RESPECTIVAS CONDENSADORAS DEVERÃO SEGUIR ORIENTAÇÕES DA OBRA SEGUNDO POSIÇÕES DAS CONDENSADORAS.

EQUIPAMENTOS CONDICIONADORES DE AR - MINI-SPLITS						
AMBIENTE	ÁREA (m²)	TIPO	TAG	POT. (BTU/H)	BTU/H/M²	DESC. COND. ELET. (KW)
ESPERA E ESPAÇO LÚDICO	55,39	K7 4VIAS	EV-01	36000	1083,2	HORIZONTAL 3,4
		K7 4VIAS	EV-02	24000		HORIZONTAL 2,3
SALA VACINAÇÃO	10	Hi-wall	EV-03	9000	900,0	HORIZONTAL 0,9
SALA AMARRAÇÃO	6	Hi-wall	EV-04	9000	1500,0	HORIZONTAL 0,9
ATEND. INDIV. / ACOLHIMENTO	10,91	Hi-wall	EV-05	9000	824,9	HORIZONTAL 0,9
SALA PRÁTICAS COLETIVAS	30,19	Piso-Teto	EV-06	36000	1192,4	HORIZONTAL 3,5
RECEPÇÃO	16,51	Hi-wall	EV-07	12000	726,8	HORIZONTAL 1,15
FARMÁCIA DISPENS. EXTERNA	5,43	Hi-wall	EV-08	9000	1657,5	HORIZONTAL 0,9
FARMÁCIA ARMARZ. + DISP. INTERNA	16,41	Hi-wall	EV-09	18000	1096,9	HORIZONTAL 1,75
CONSULTÓRIO ACESSÍVEL	11,44	Hi-wall	EV-10	12000	1049,0	HORIZONTAL 1,15
CONSULT. ODONTOLÓGICO 01	10,85	Hi-wall	EV-11	12000	1106,0	HORIZONTAL 1,15
CONSULT. ODONTOLÓGICO 02	10,85	Hi-wall	EV-12	12000	1106,0	HORIZONTAL 1,15
CONSULT. ODONTOLÓGICO 03	10,86	Hi-wall	EV-13	12000	1105,0	HORIZONTAL 1,15
CONSULT. ODONTOLÓGICO 04	11,07	Hi-wall	EV-14	12000	1084,0	HORIZONTAL 1,15
ESTERILIZAÇÃO (LIMPA)	9,35	Hi-wall	EV-15	12000	1283,4	HORIZONTAL 1,15
SALA INTEGRAÇÃO DE EQUIPES	25,19	Hi-wall	EV-16	24000	952,8	HORIZONTAL 2,35
SALA GESTÃO	12	Hi-wall	EV-17	12000	1000,0	HORIZONTAL 1,15
APLICAÇÃO DE MEDICAMENTOS	10,4	Hi-wall	EV-18	9000	865,4	HORIZONTAL 0,9
MEDICAÇÃO / REIDRATAÇÃO / COLETA	17,83	Hi-wall	EV-19	18000	1009,5	HORIZONTAL 1,75
CONSULT. E MULTI SALA LILÁS	10,73	Hi-wall	EV-20	9000	838,8	HORIZONTAL 0,9
CONSULT. INDIFERENCIADO 01	9,42	Hi-wall	EV-21	9000	955,4	HORIZONTAL 0,9
CONSULT. INDIFERENCIADO 02	9,42	Hi-wall	EV-22	9000	955,4	HORIZONTAL 0,9
CONSULT. INDIFERENCIADO GINECO 01	12,77	Hi-wall	EV-23	12000	939,7	HORIZONTAL 1,15
CONSULT. INDIFERENCIADO GINECO 02	12,47	Hi-wall	EV-24	12000	962,3	HORIZONTAL 1,15
CONSULT. INDIFERENCIADO 03	9,57	Hi-wall	EV-25	9000	940,4	HORIZONTAL 0,9
CONSULTÓRIO E MULTI	9,42	Hi-wall	EV-26	9000	955,4	HORIZONTAL 0,9
SALA DE CURATIVO	9,46	Hi-wall	EV-27	9000	951,4	HORIZONTAL 0,9

10	01	EXAUSTOR AXIAL TIPO MURO - REF. MULTIAE 150A
09	01	CX. VENTILAÇÃO, FILTROS G4 + F8, PLENUM FAN, VZ: 1.500M³/H, P.E.: 25MMCA, CX-03
08	01	CX. VENTILAÇÃO, FILTROS G4 + F8, PLENUM FAN, VZ: 800M³/H, P.E.: 35MMCA, CX-02
07	01	CX. VENTILAÇÃO, FILTROS G4 + F8, PLENUM FAN, VZ: 1.000M³/H, P.E.: 40MMCA, CX-01
06	01	EXAUSTOR CENTRÍFUGO VZ: 850M³/H, P.E. 40MMCA, EX-02
05	01	EXAUSTOR CENTRÍFUGO VZ: 1.150M³/H, P.E. 45MMCA, EX-01
04	02	DIFUSOR PARA RENOVAÇÃO E EXAUSTÃO DVK 150 - REF. MULTIVAC
03	31	DIFUSOR PARA RENOVAÇÃO E EXAUSTÃO DVK 120 - REF. MULTIVAC
02	02	GRELHA DE RENOVAÇÃO E EXAUSTÃO 500 X 200 C/ REGISTRO - REF. TROX
01	03	GRELHA DE RENOVAÇÃO E EXAUSTÃO 300 X 200 C/ REGISTRO - REF. TROX

ITEM QTD. DISCRIMINAÇÃO

CLIENTE:	UNIDADE BÁSICA DE SAÚDE T3
TÍTULO DO PROJETO:	CLIMATIZAÇÃO
RESPONSÁVEL TÉCNICO:	RODRIGO S. GONÇALVES
CAU/CREA:	105.693/D-MG
ENDEREÇO RESP. TÉCNICO:	AL. ANDRÉOBA, 60 - BOSQUE DOS BURITIS



CONTEÍDO:	CLIMATIZAÇÃO TERREO - DETALHES - NOTAS	ESCALA: INDICADA	FOLHA N°:
RRT/ART		DATA: OUT/2024	01/02
		REVISÃO N°: 01	

REV.	ALTERAÇÕES	DATA	APROV.
01	REVISÃO APÓS NOTA TÉCNICA	26/10/2024	