


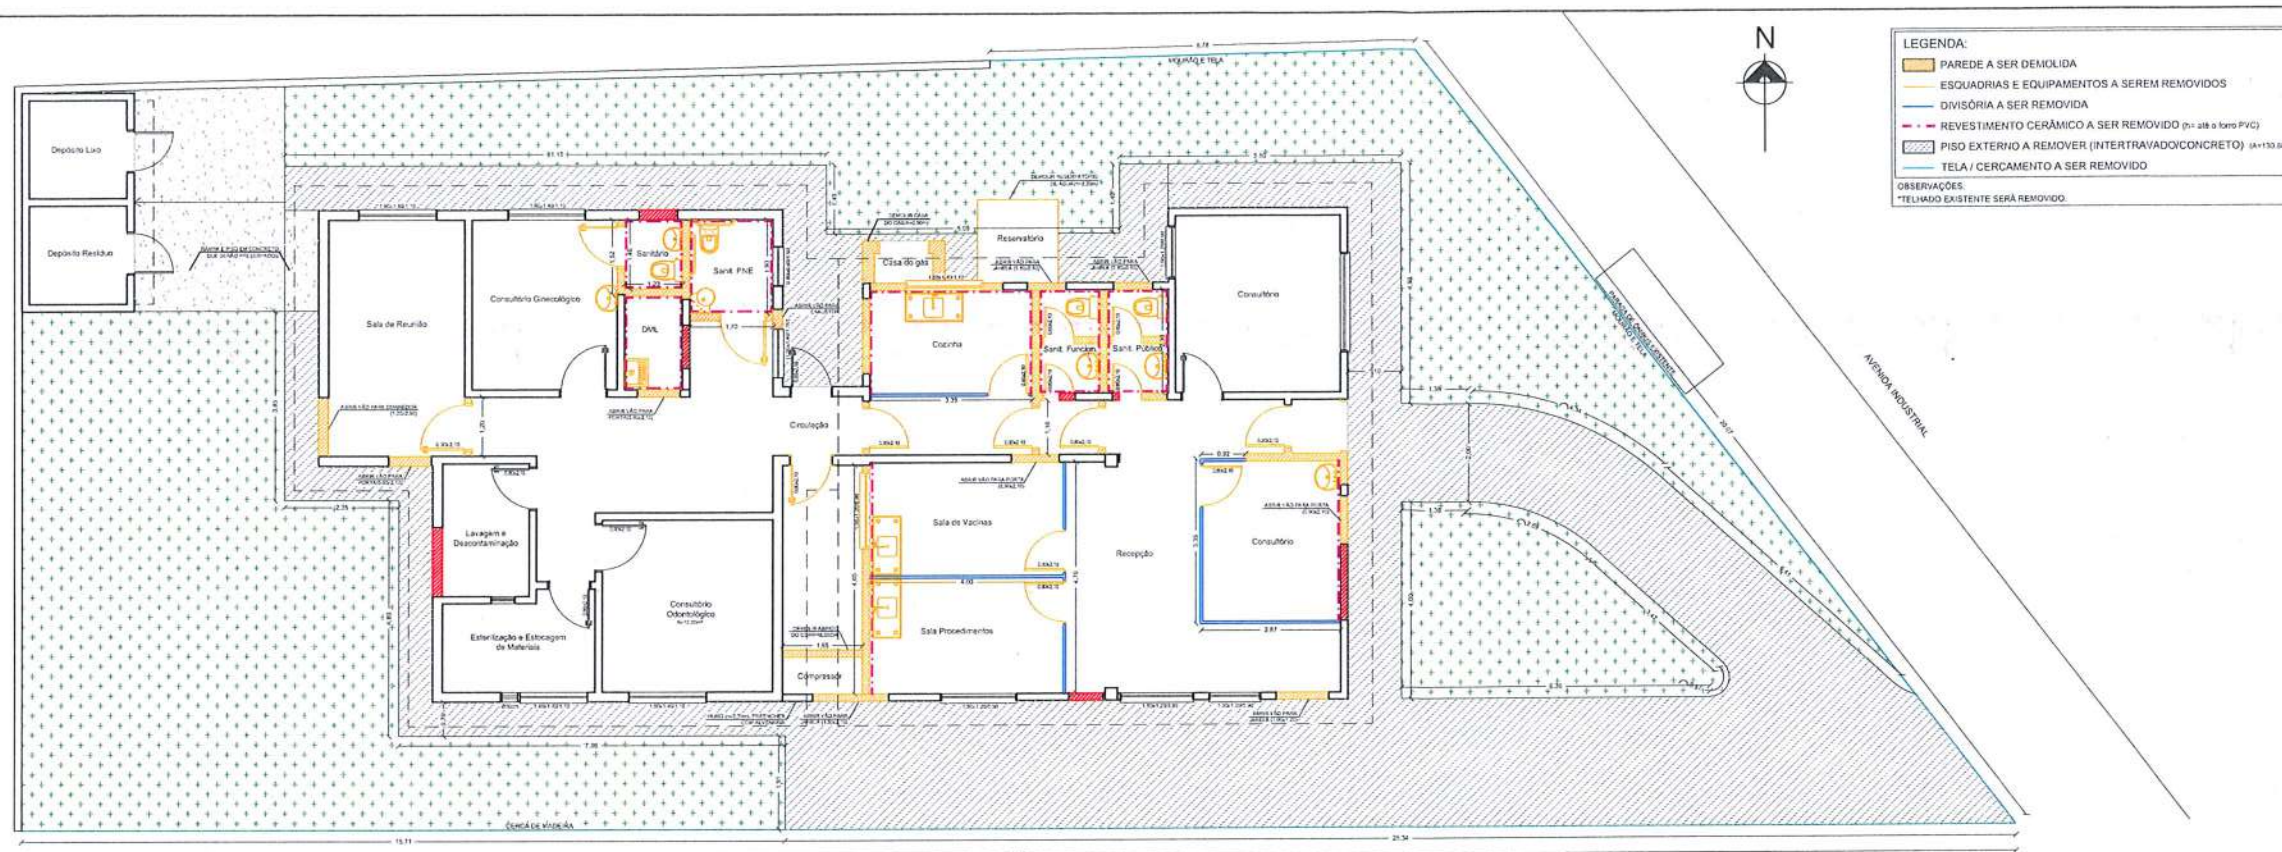

PLANTA BAIXA - OBRA / DEMOLIÇÕES
ESC. 1/75

- LEGENDA:**
- PAREDE A SER DEMOLIDA
 - ESQUADRIAS E EQUIPAMENTOS A SEREM REMOVIDOS
 - DIVISÓRIA A SER REMOVIDA
 - REVESTIMENTO CERÂMICO A SER REMOVIDO (PVC até o forro PVC)
 - PISO EXTERNO A REMOVER (INTERTRAVADO/CONCRETO) (A=130,00m²)
 - TELA / CERCAMENTO A SER REMOVIDO
- OBSERVAÇÕES:**
*TELHADO EXISTENTE SERÁ REMOVIDO.

PREFEITURA MUNICIPAL DE SAPUCAIA DO SUL
Secretaria Municipal de Saúde
Coordenação de Vigilância em Saúde
Controle de Estabelecimentos de Saúde

APROVADO

Processo nº 19613/2025

Parecer nº 035/25 de 23/09/25


Normas e Portarias D.E. 23430/11

RPC 050/2003

RPC 222/2018

RPC 015/2012

ARQ E URB
Fábio A Beck
CAUIRS: A309109-0

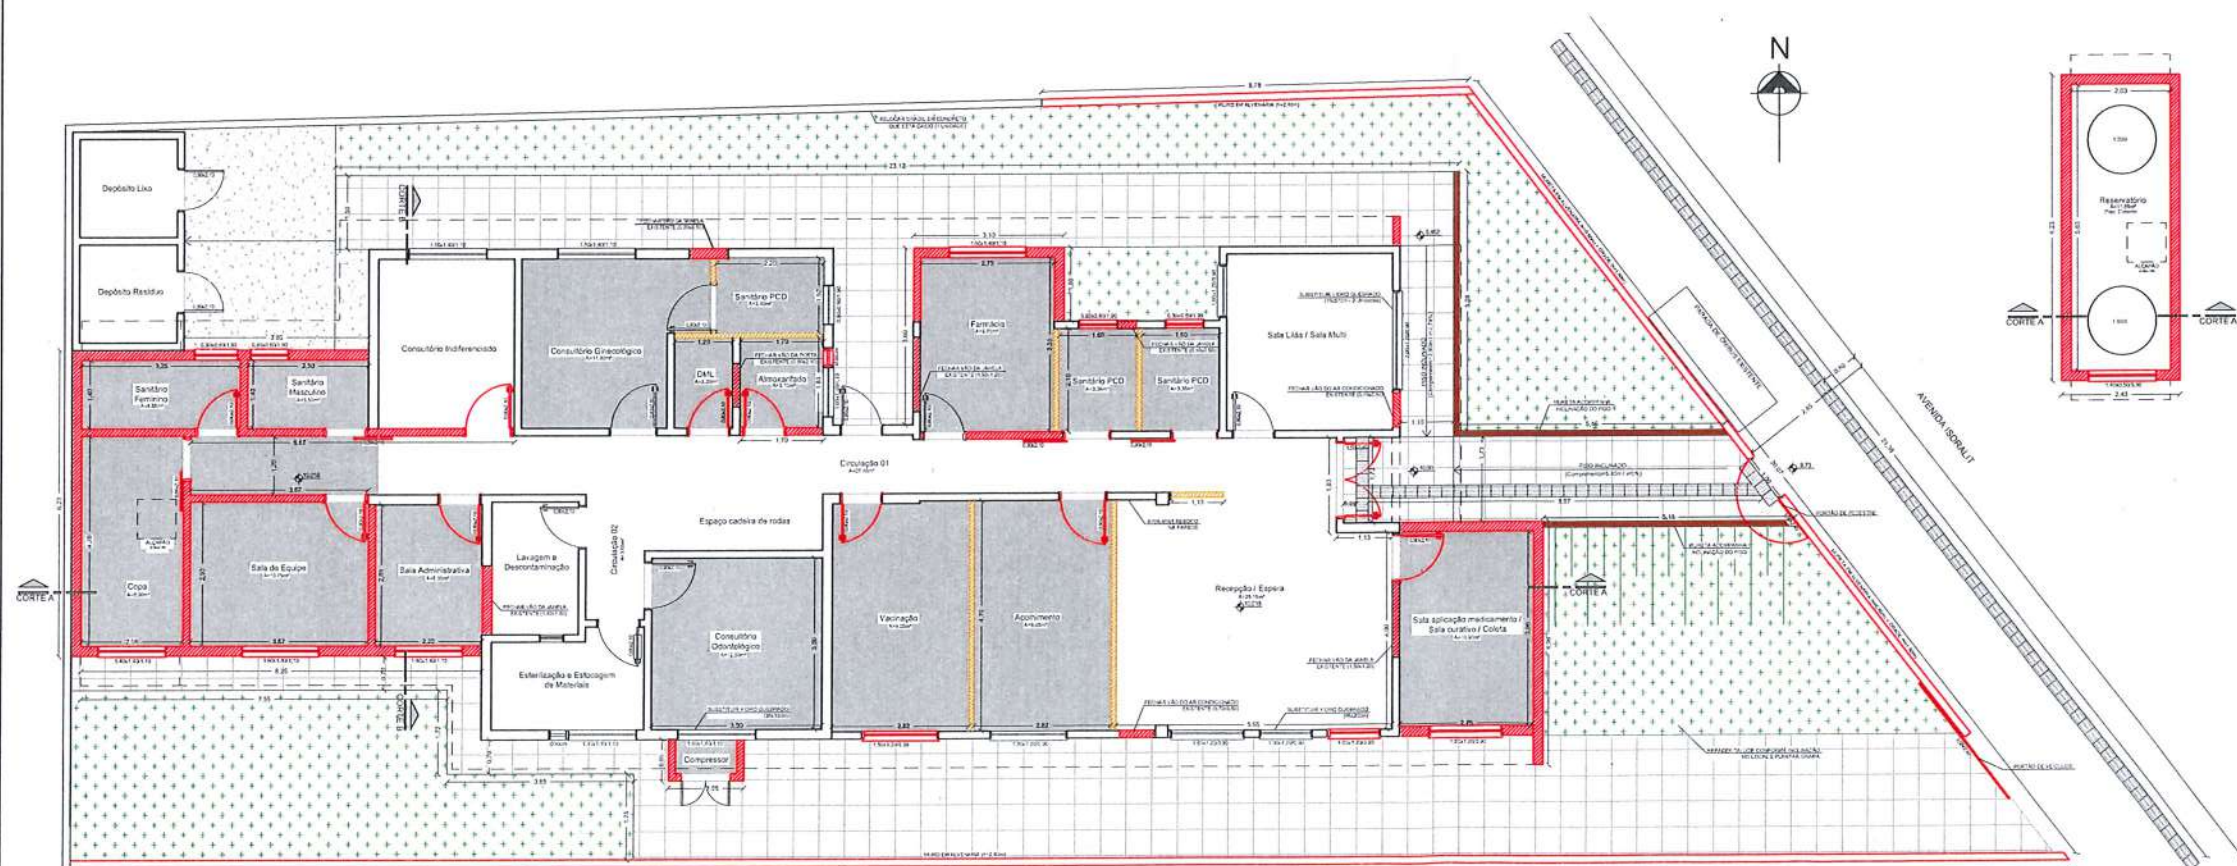


PLANTA BAIXA - OBRA
ESC. 1/75

- LEGENDA:**
- PAREDE EM ALVENARIA
 - PAREDE EM GESSO ACARTONADO
 - PISO INTERNO - PORCELANATO
 - PISO EXTERNO - BASALTO (A=133,18m²)
 - MURETA EM CONCRETO
 - GRAMA ESMERALDA A SER PLANTADA (A=121,60m²)
 - PISO TÁTIL DIRECIONAL EM CONCRETO (25x25cm)
 - PISO TÁTIL DE ALERTA EM CONCRETO (25x25cm)


*SERÁ REMOVIDO FORRO PVC EXISTENTE JUNTAMENTE COM AS LUMINÁRIAS.
*SERÁ COLOCADO FORRO EM PVC EM TODA UNIDADE.
*PINTURA INTERNA E EXTERNA EM TODA UNIDADE, INCLUSIVE NA PARTE ONDE TEM TUAJO A VISTA.
*PREVER REVESTIMENTO EM PORCELANATO NAS PAREDES DOS SANITÁRIOS, DAI, E NA PAREDE ONDE SE ENCONTRA A PIA NA COPA.

 Prefeitura Municipal de Sapucaia do Sul Secretaria Municipal de Planejamento	
DIRETORIA DE PROJETOS	
VOLMIR RODRIGUES Projeto	RAFAEL STRÖHER Secretário da SMPUH
TÍTULO: REFORMA E AMPLIAÇÃO - ESF CARIOCA	
ENDEREÇO DA OBRA: Avenida Isidral, nº 1560 - Bairro Carioca - Sapucaia do Sul/RS	
CONTEÚDO: PLANTA BAIXA - OBRA / DEMOLIÇÕES PLANTA BAIXA - OBRA	DATA: JULHO/2025 DESENHISTA: Bruna Bonfatti ÁREA: 2/3 ESCALA: 1/75
Arq. Bruna Bonfatti CAU 200573-4	

A02

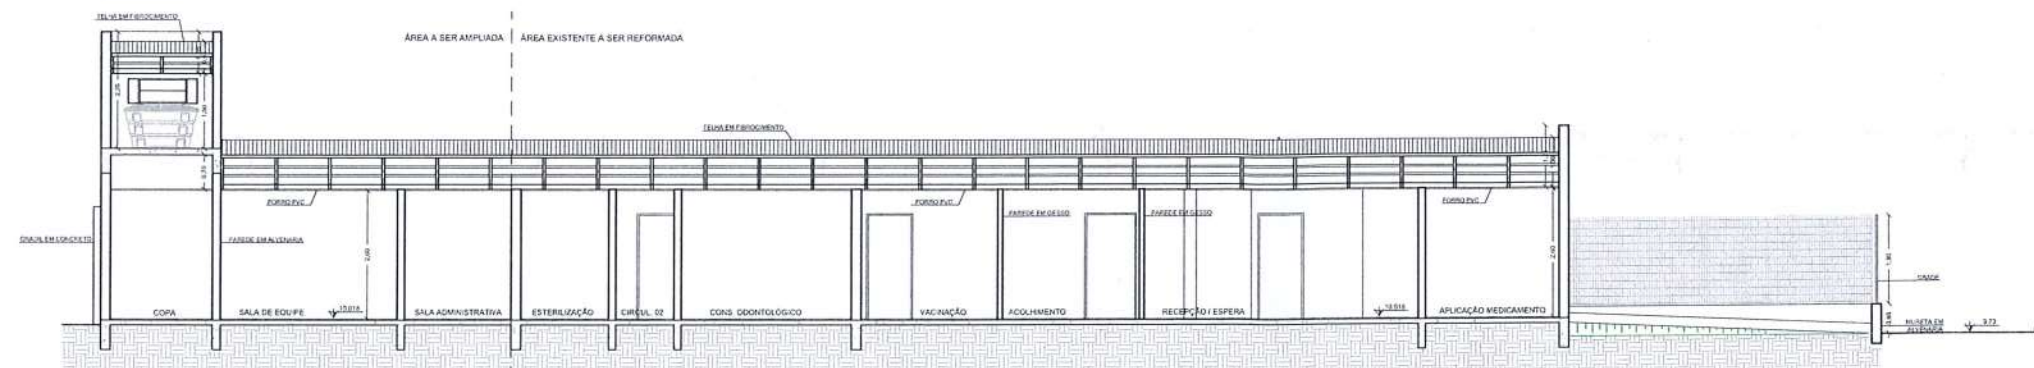

CORTE AA
ESC. 1/75

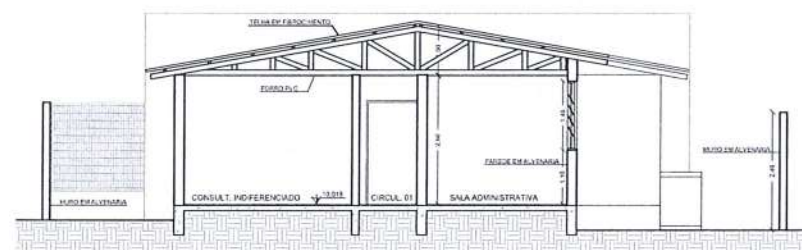

CORTE BB
ESC. 1/75



FACHADA FRONTAL
ESC. 1/75



FACHADA LATERAL
ESC. 1/75

PREFEITURA MUNICIPAL DE SAPUCAIA DO SUL
Secretaria Municipal de Saúde
Coordenação de Vigilância em Saúde
Controle de Estabelecimentos de Saúde
APROVADO
Processo nº 19613/2025
Parecer nº 035/25 de 23/04/25
Normas e Portarias D.E. 23430/71

RDC 050/2002
RDC 222/2018
RDC 015/2012

ARQ e URB
FABIO A BECK
CAURS: A309109-0




PERSPECTIVAS
Imagens Ilustrativas

		Prefeitura Municipal de Sapucaia do Sul Secretaria Municipal de Planejamento	
		DIRETORIA DE PROJETOS	
VOLMIR RODRIGUES Prefeito		RAFAEL STRÖHER Secretário da SMP/PI	
TÍTULO: REFORMA E AMPLIAÇÃO - ESF CARIOCA			
ENDEREÇO DA OBRA: Avenida Isdralt, nº 1560 - Bairro Carioca - Sapucaia do Sul/RS			
CONTEÚDO:	CORTE AA CORTE BB FACHADAS	DATA:	JULHO/2025
PROJETO:	Arq. Bruna Benwanger CAURSA/2024	DESENHISTA:	Bruna Benwanger
		ÁREA:	273,00m²
		ESCALA:	1/75
		A03	

APROVADO
 Processo nº 19613/2025
 Parecer nº 035/25 de 23/04/25
 Normas e Portarias R.D.C 050/2002
 D.E 23430/14
 RDC 220/2018
 RDC 015/2012

Ara e URB
 FABIO A. Beck
 CAU/RS: A309109-0

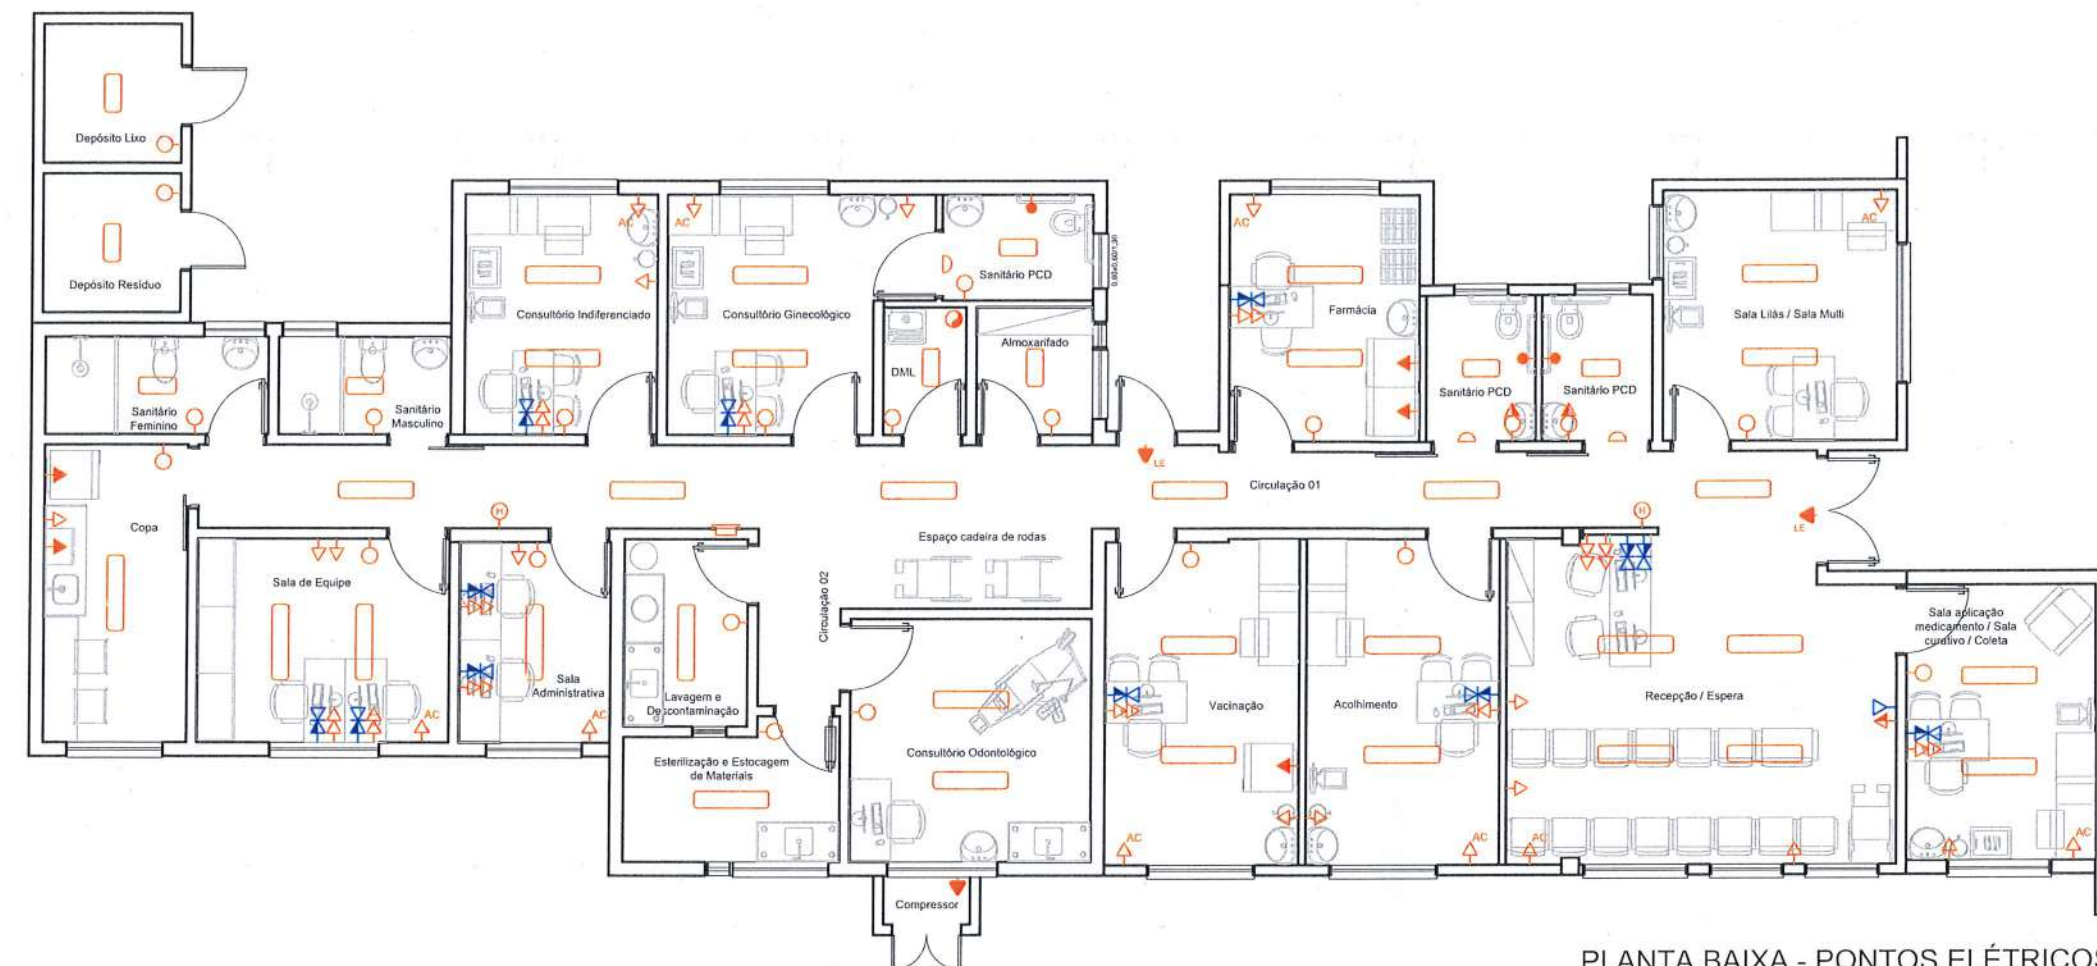

PLANTA BAIXA - PONTOS ELÉTRICOS
 ESC. 1/75

SIMBOLOGIA	ALTURA PONTOS
	LUMINÁRIA LED 18W
	LUMINÁRIA LED 2 X 18W
	INTERRUPTOR SIMPLES
	INTERRUPTOR HOTEL
	TOMADA BAIXA
	TOMADA ESPECIAL - AR CONDICIONADO
	TOMADA ESPECIAL - LUMINÁRIA DE EMERGÊNCIA
	TOMADA ESPECIAL
	BOTÃO - EMERGÊNCIA ACESSIBILIDADE
	SINALIZAÇÃO - EMERGÊNCIA ACESSIBILIDADE
	TOMADA ESPECIAL PARA DADOS
	PONTO DE TELEFONE
	PONTO DE ANTENA DE TV
	EXAUSTÃO
	FORRO

Assinado digitalmente por
 BRUNA BERWANGER
 011.997.320-01
 17/07/2025 10:51:49 -03:00

		Prefeitura Municipal de Sapucaia do Sul Secretaria Municipal de Planejamento	
DIRETORIA DE PROJETOS			
VOLMIR RODRIGUES Prefeito		RAFAEL STRÖHER Secretário da SMPUH	
TÍTULO: REFORMA E AMPLIAÇÃO - ESF CARIOCA			
ENDEREÇO DA OBRA: Avenida Isdralit, nº 1560 - Bairro Carioca - Sapucaia do Sul /RS			
CONTEÚDO:	DATA:	PRANCHA:	
PLANTA BAIXA - PONTOS ELÉTRICOS	JULHO/2025	E01	
PROJETO:	DESENHISTA:	ÁREA:	
	Bruna Berwanger	273,00m²	
	ESCALA:	1/75	
Arq. Bruna Berwanger CAU A66673-4			